

NUOVA PISTA CICLABILE TRA VIA BETTOLE E VIA BOSE

CUP: C81B23000070004

fase: PROGETTO DEFINITIVO - ESECUTIVO

committente:



Comune di Brescia

Piazza della Loggia, 1 - 25123 Brescia

t: +39 030 29771

trasformazioneurbana@comune.brescia.it - www.comune.brescia.it

Responsabile Unico del Procedimento: Arch. Gianpiero Ribolla

progettista:



Brescia Infrastrutture s.r.l.

Via Triumplina, n° 14 - 25123 Brescia

t: +39 030 3061400 f: +39 030 3061401

info@bresciainfrastrutture.it - www.bresciainfrastrutture.it

direttore tecnico: ing. Alberto Merlini

responsabile del progetto: arch. Stefano Bordoli

gruppo di progettazione: arch. Alessandro Facchi
arch. Paola Daleffe
arch. Andrea Piu
arch. Stefano Morini
geom. Francesco Penocchio

strutture: ing. Massimo Torquati

elaborato: 85_TIC109 | D-E | 406 | AR 4.06 | 00 | R | rilievo: planimetrie reti tecnologiche A2A, Unareti

scala: 1:500

revisione:	REVISIONE	DATA	REDATTO	VERIFICATO	DESCRIZIONE
	00	23/02/2023	Facchi	Bordoli	PRIMA EMISSIONE
	-	-	-	-	-
	-	-	-	-	-

NUOVA PISTA CICLABILE VIA BETTOLE-VIA BOSE
RETI TECNOLOGICHE

INDICE

1.	PREMESSA.....	2
2.	ELABORATI IN ALLEGATO.....	3

PREMESSA

Le planimetrie fornite dall'ufficio cartografico di A2A UNARETI riportano le varie linee con parziali indicazioni dei diametri, dei materiali, e delle quote, non è certa la posizione delle reti stesse.




In colore rosso l'area interessata dall'intervento

ELABORATI IN ALLEGATO

Sono di seguito allegate le seguenti planimetrie:


- 1) Rete distribuzione acqua,
- 2) Rete distribuzione Energia Elettrica in bassa tensione – BT,
- 3) Rete distribuzione Energia Elettrica in media tensione – MT-AT,
- 4) Rete fognatura,
- 5) Rete Gas
- 6) Rete illuminazione pubblica,
- 7) Rete telecomunicazioni,

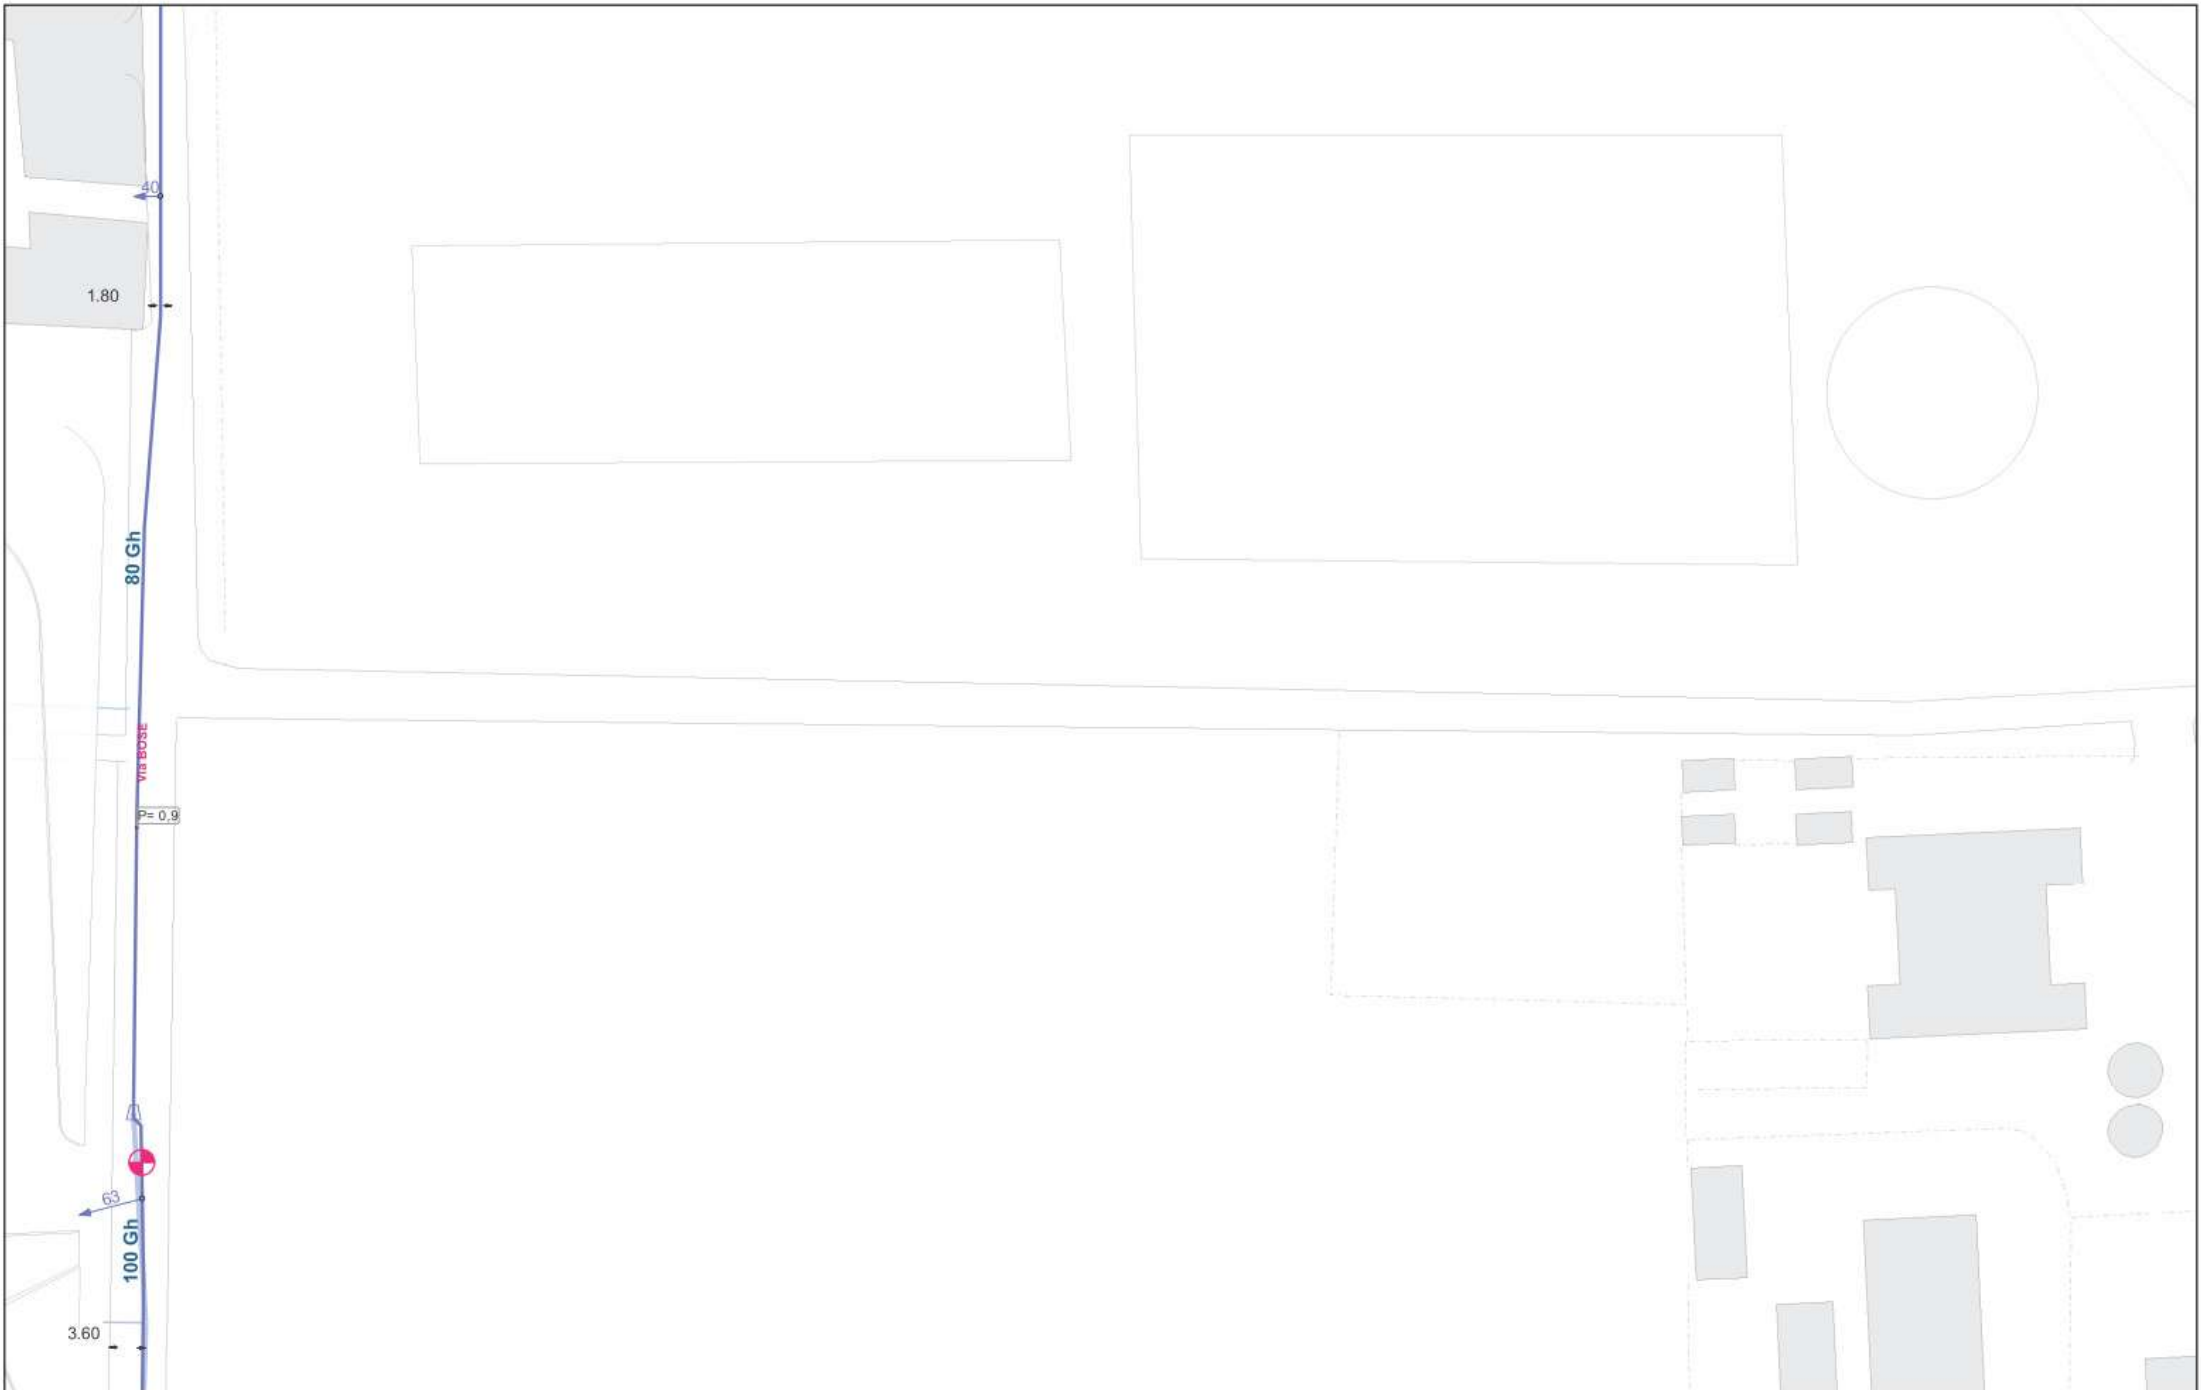

ACQ_ESER_Usopot_Rete	ACQ_ESER_Usopot_Rete	ACQ_DISM_Usopot_Rete	ACQ_DISM_Usopot_Rete
ReteAdduzionePrimaria	PresaNonPotabile	ReteAdduzionePrimaria	PresaNonPotabile
ReteAdduzioneSecondaria	ReteNonPotabile	ReteAdduzioneSecondaria	ReteNonPotabile
ReteDistribuzione		ReteDistribuzione	
TerminaleAntincendioMetro		TerminaleAntincendioMetro	
PresaDistribuzione		PresaDistribuzione	
CondottaScarico		CondottaScarico	

00		roberto.scaglieni	De Girolamo	DGF	12/10/2022
Rev.	Oggetto della modifica:	1	Disegnato	Controllato	Visto
unareti		Rete ACQUA			
unareti Unifoto Cartografia		Scala:1:500	Page 1 of 2		Stampa del: 12/10/2022

Proprietà riservata UNARETI S.p.a. - UNARETI S.p.a. non si assume responsabilità per l'eventuale mancato aggiornamento delle mappe

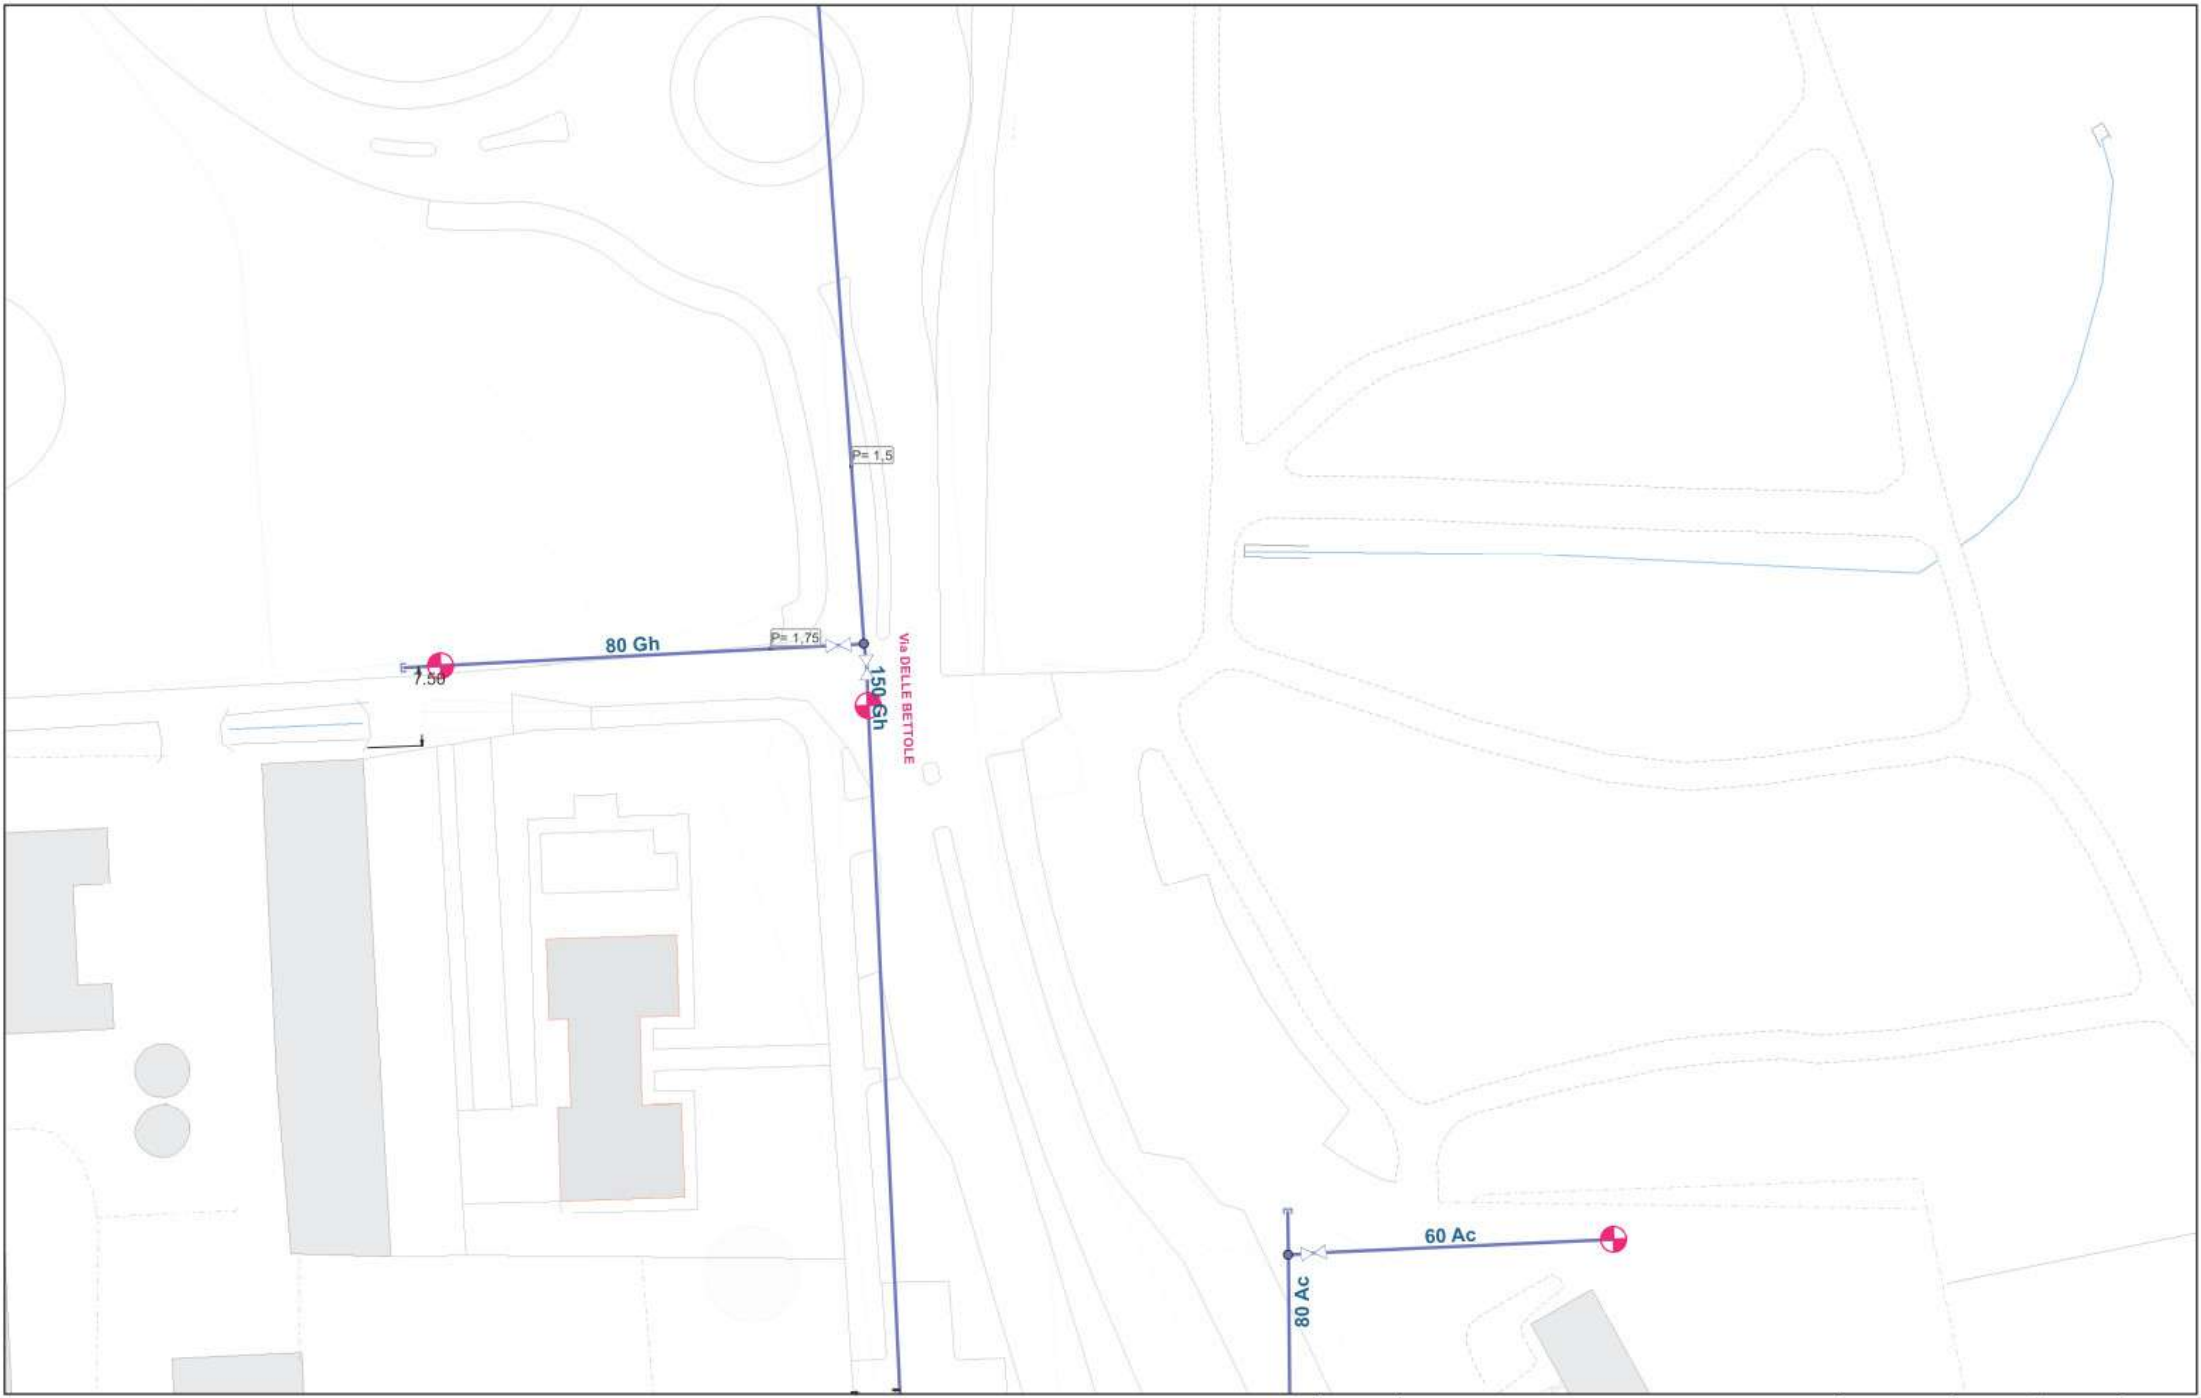

ACQ_ESER_Usopot_Rete ACQ_ESER_Usopot_Rete ACQ_DISM_Usopot_Rete ACQ_DISM_Usopot_Rete

- ReteAdduzione Primaria

ReteAdduzione Secondaria

ReteDistribuzione

TerminaleAntincendioMetro

PresaDistribuzione

CondottaScarico
- PresaNonPotabile

ReteNonPotabile
- ReteAdduzione Primaria

ReteAdduzione Secondaria

ReteDistribuzione


TerminaleAntincendioMetro

PresaDistribuzione

CondottaScarico
- PresaNonPotabile


ReteNonPotabile

00		roberto.scaglieni	De Girolamo	DGF	12/10/2022
Rev.	Oggetto della modifica:	2	Disegnato	Controllato	Visto
		Rete ACQUA			
		Scala:1:500	Page 2 of 2		
		Stampa del: 12/10/2022			

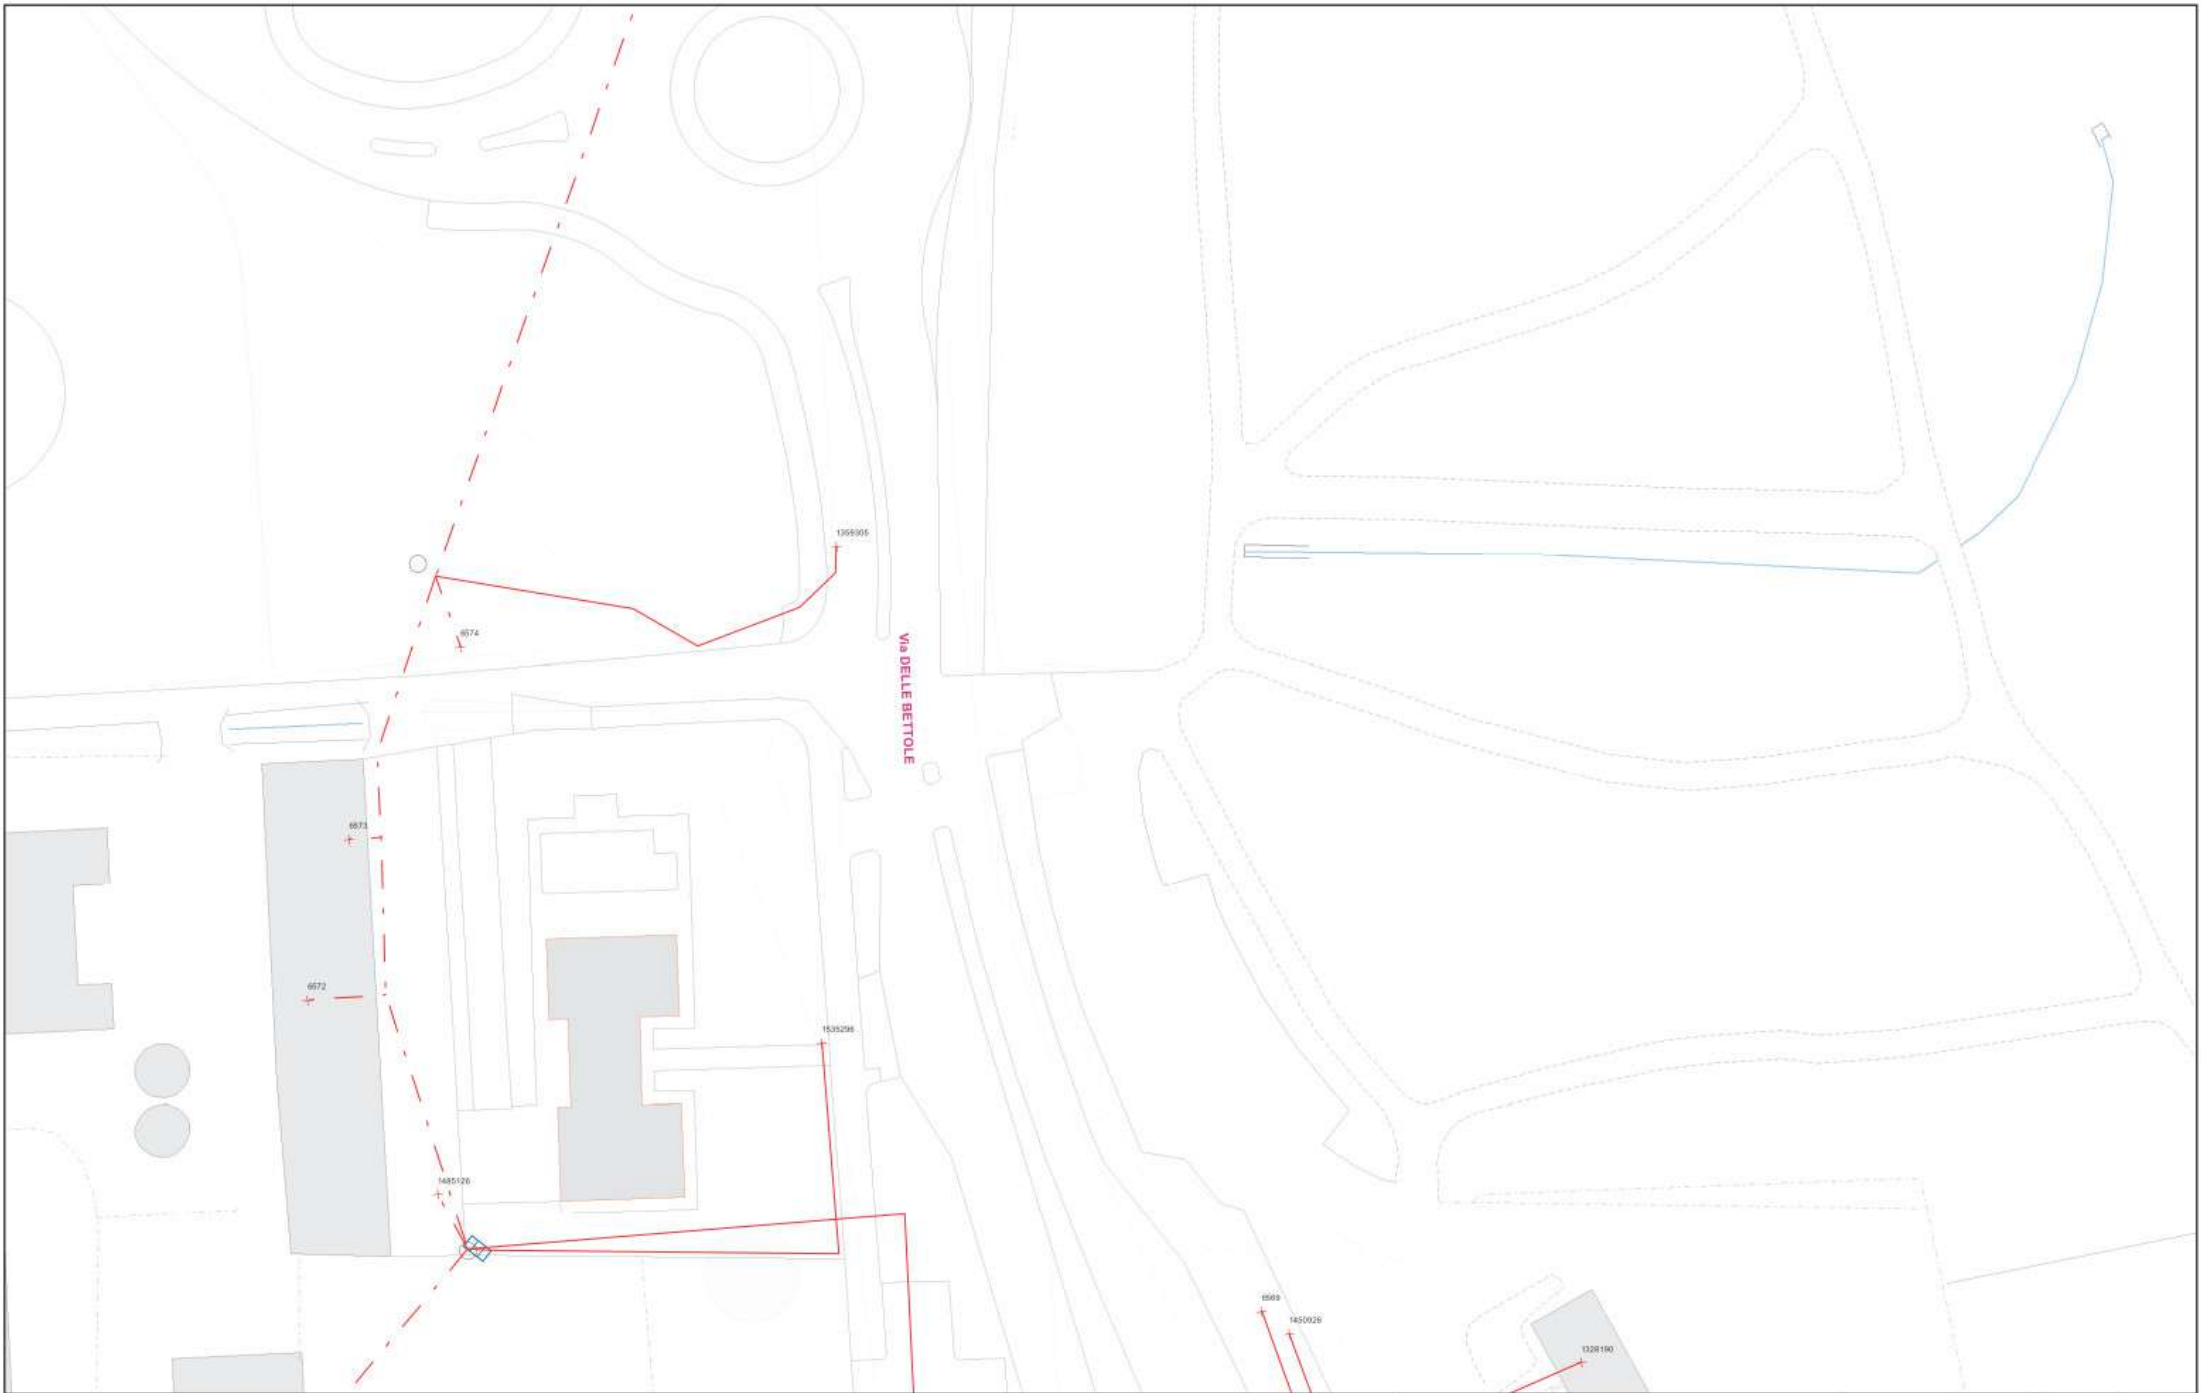


ELE_ESER_BiTratta					
Cavo aereo, In Esercizio Cavo interrato, In Esercizio					

00		roberto.scaglieni	De Girolamo	DGF	12/10/2022
Rev.	Oggetto della modifica:	2	Disegnato	Controllato	Visto
unareti		Rete Elettrica BT			
Ufficio Cartografia		Scala:1:500	Page 2 of 2		Stampa del: 12/10/2022

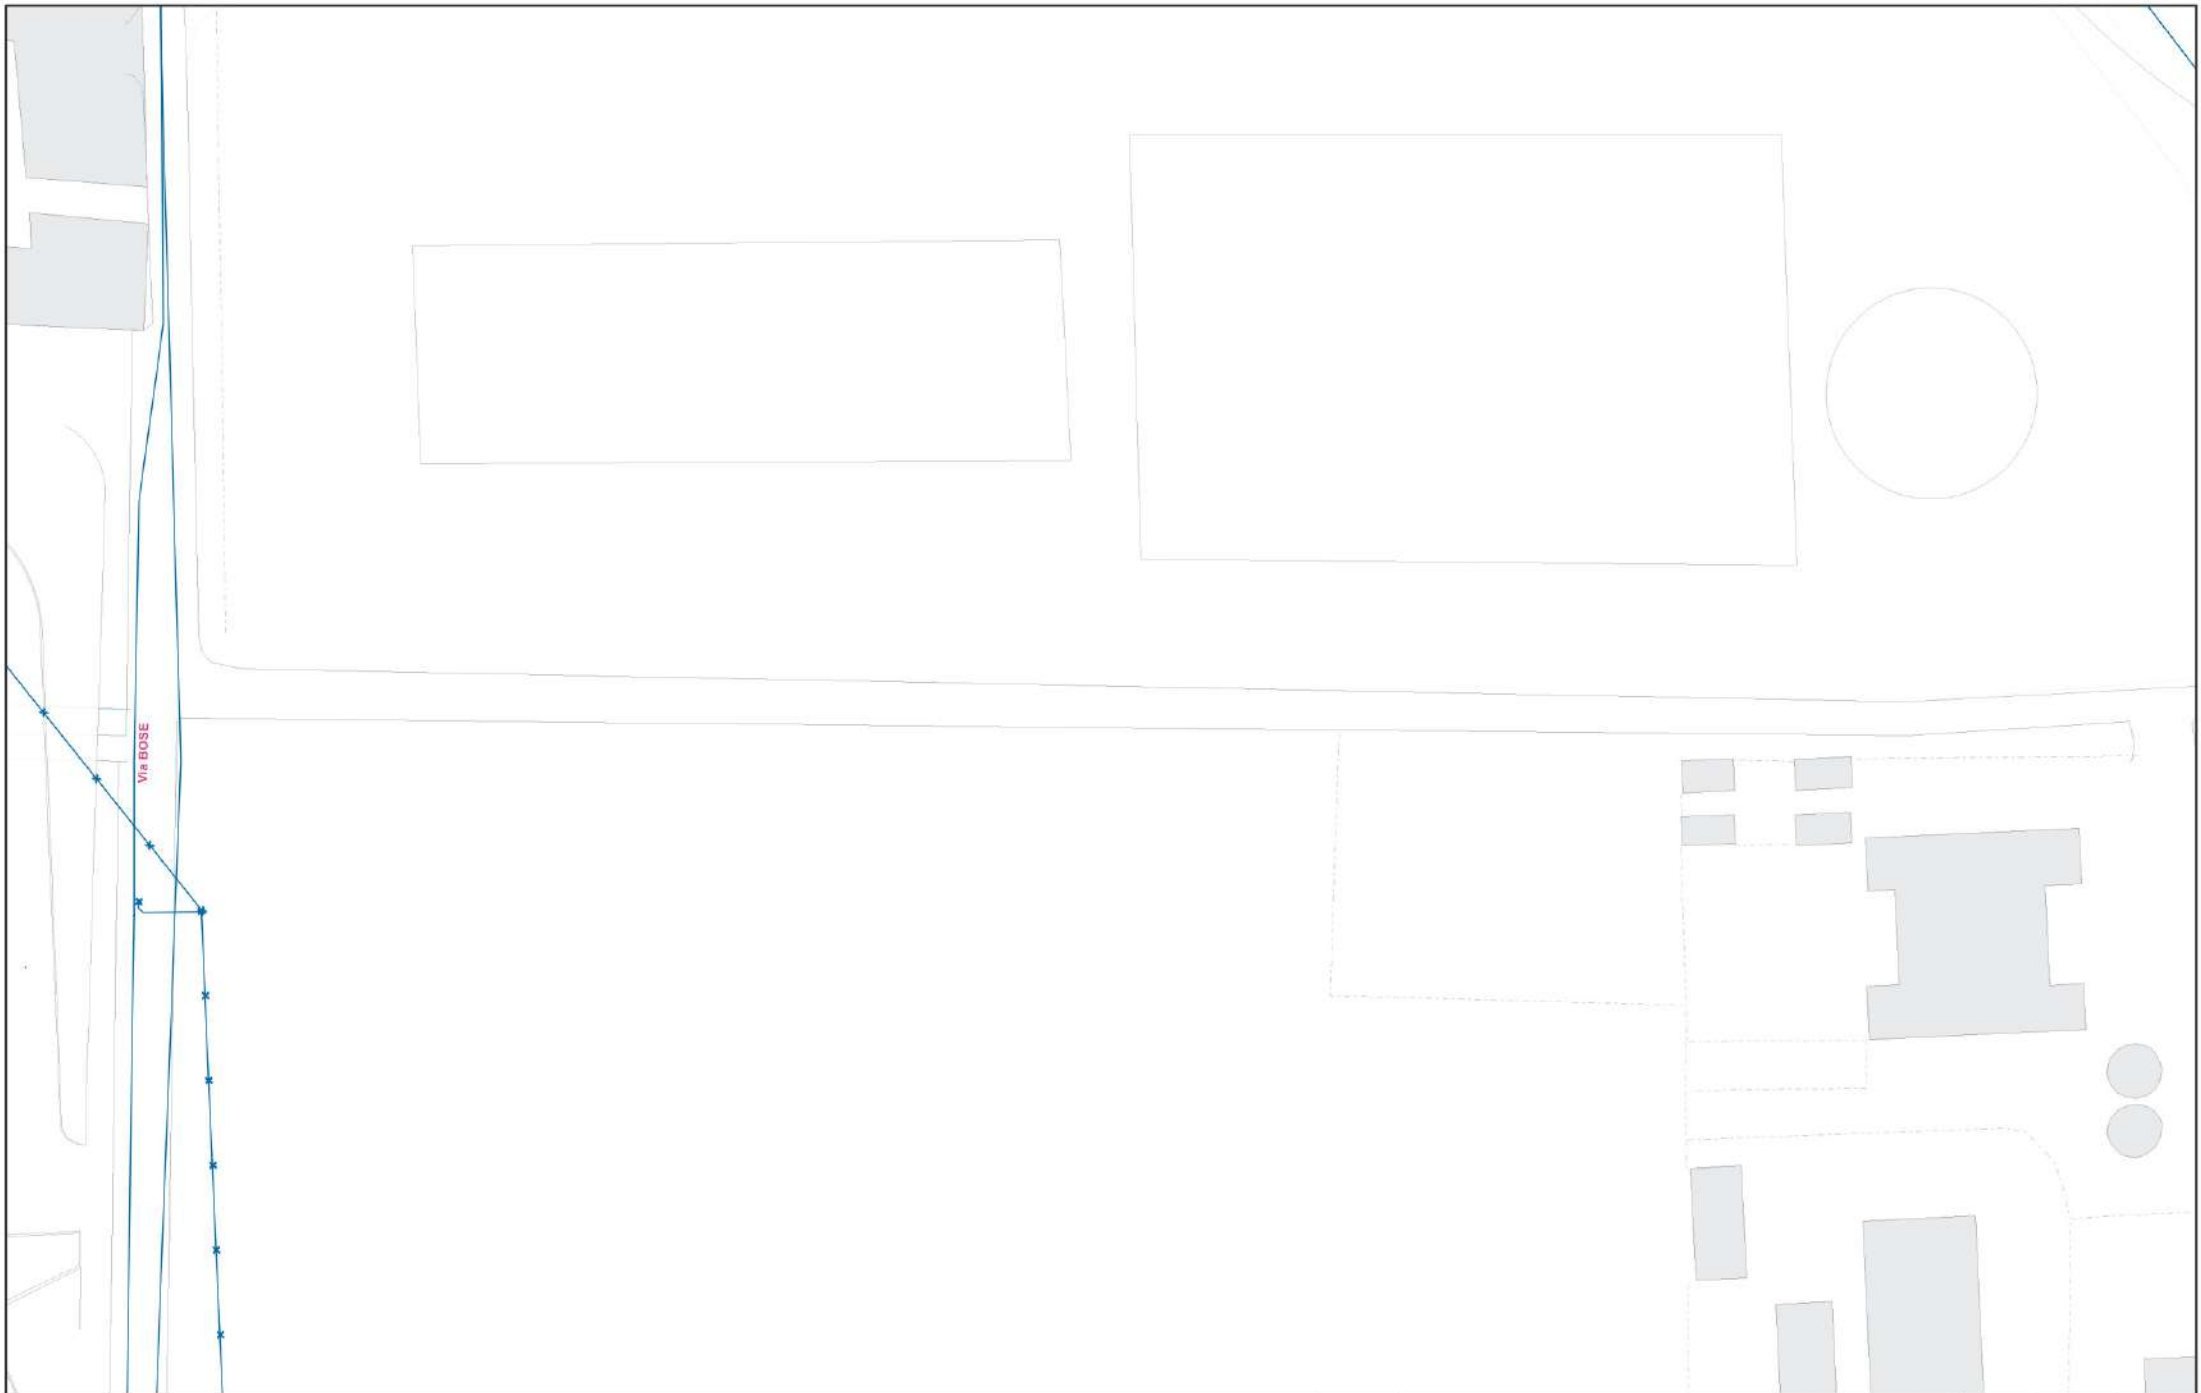


ELE_ESER_MtTratta ELE_DISM_MtTratta
— 15.000, Cavo interrato * 15.000, A disposizione

00		roberto.scaglieni	De Girolamo	DGF	12/10/2022
Rev.	Oggetto della modifica: 1	Disegnato	Controllato	Visto	Data mod.
 unareti	Rete Elettrica MT - AT				
 Ufficio Cartografia	Scala:1:500	Page 1 of 2		Stampa del: 12/10/2022	

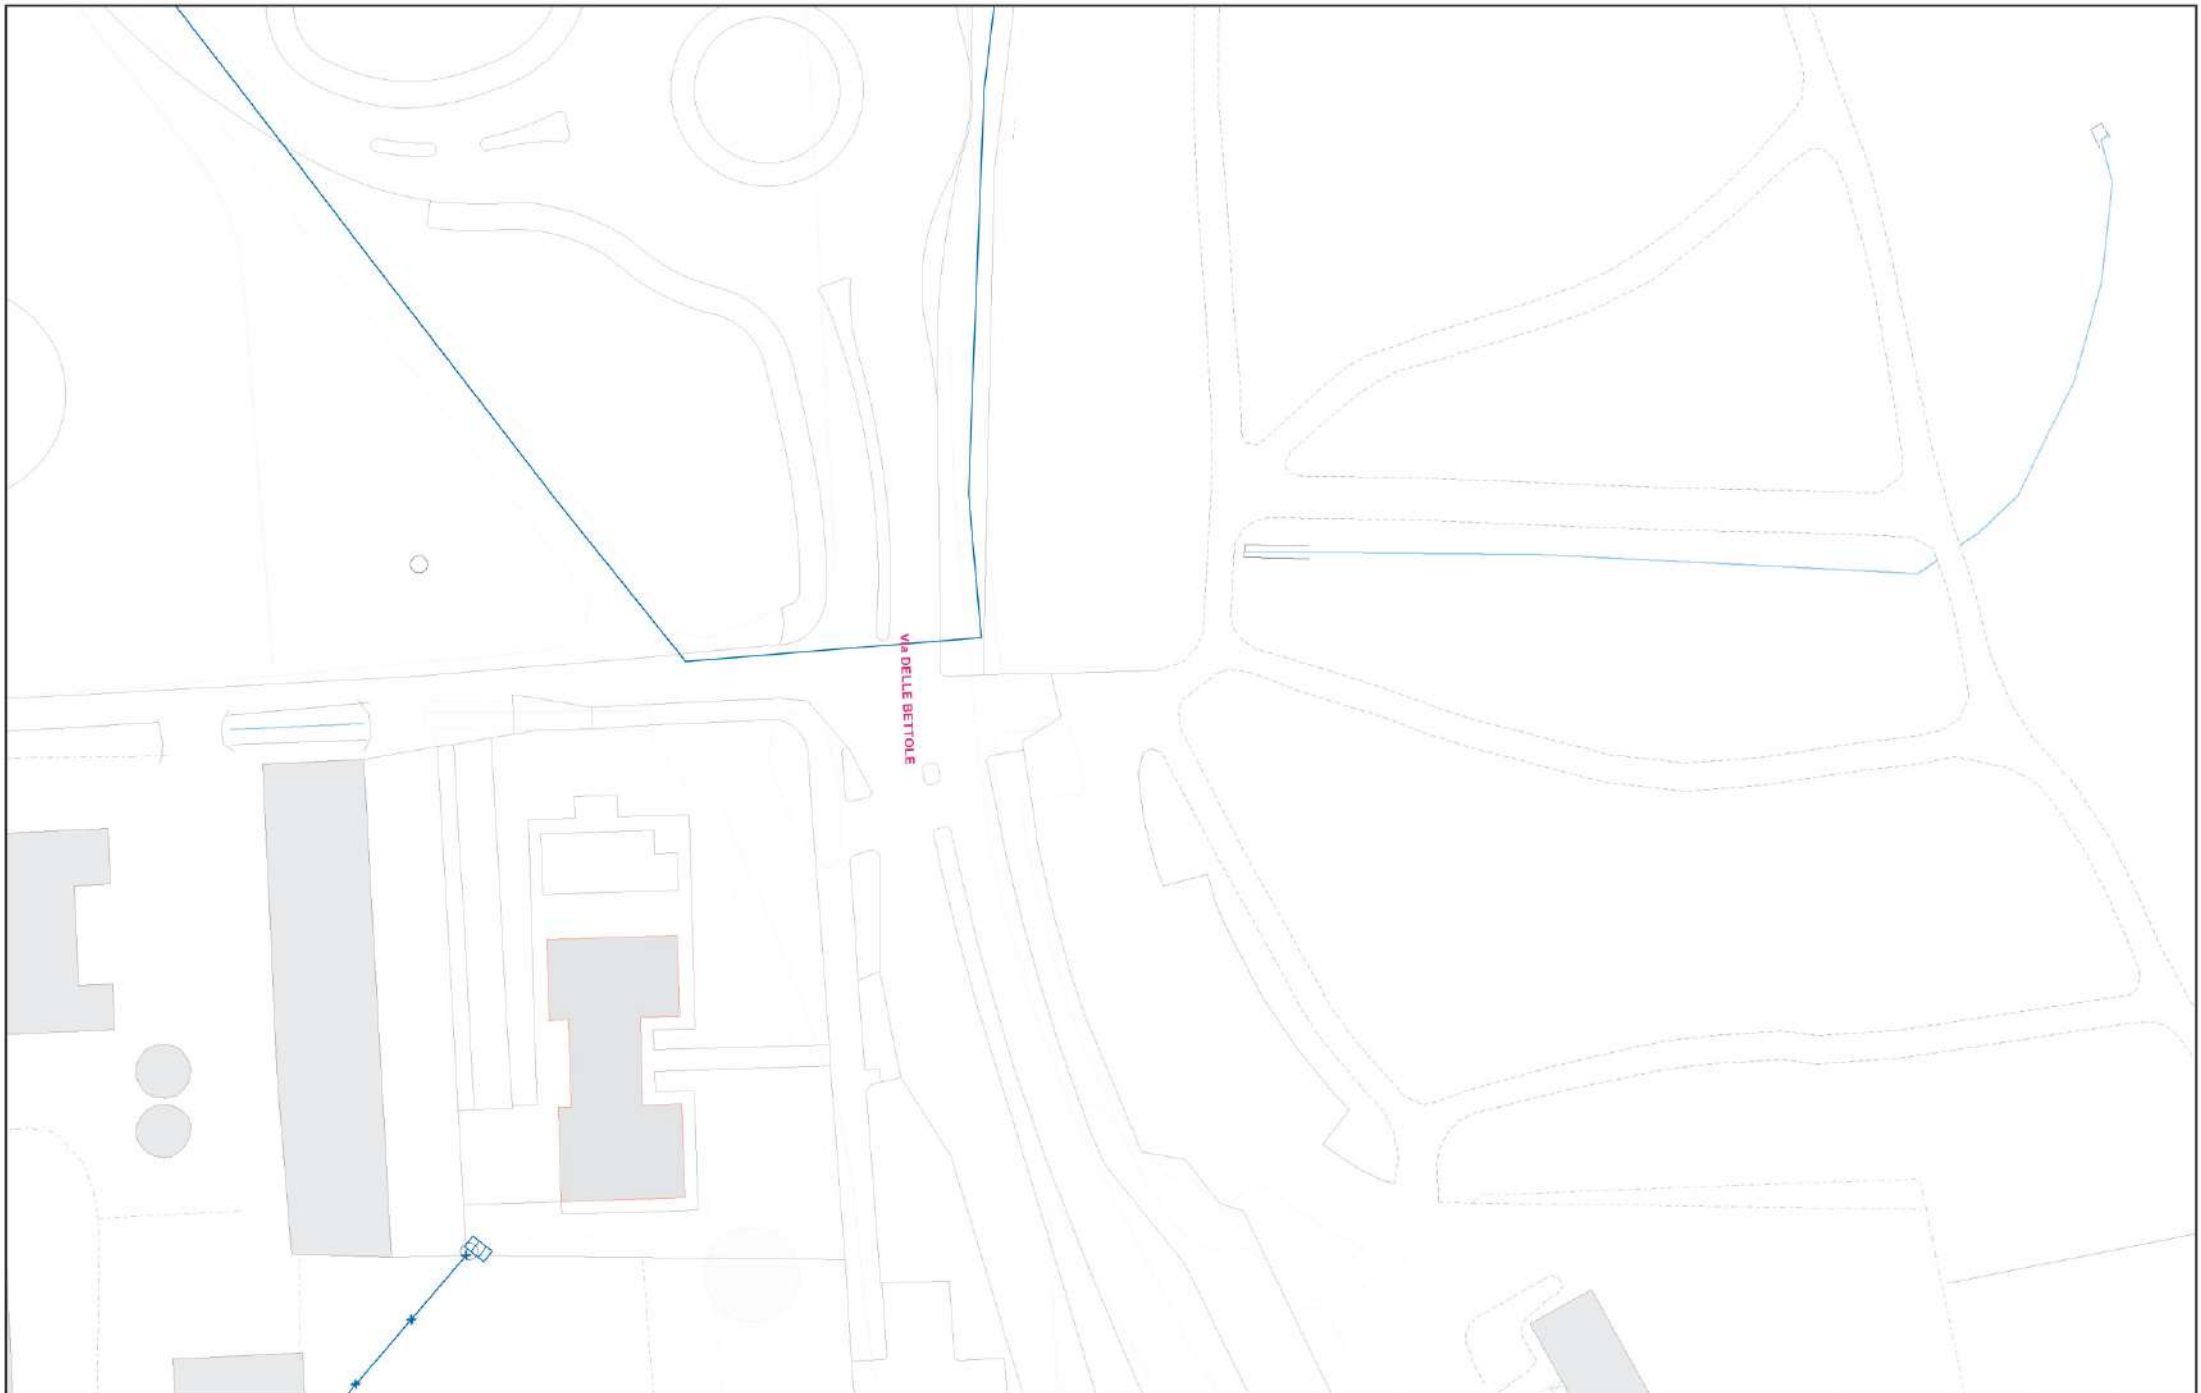


ELE_ESER_MtTratta ELE_DISM_MtTratta
— 15.000, Cavo interrato — 15.000, A disposizione

00		roberto.scaglieni	De Girolamo	DGF	12/10/2022
Rev.	Oggetto della modifica:	2	Disegnato	Controllato	Visto
unareti		Rete Elettrica MT - AT			
unareti Ufficio Cartografia		Scala:1:500	Page 2 of 2		Stampa del: 12/10/2022

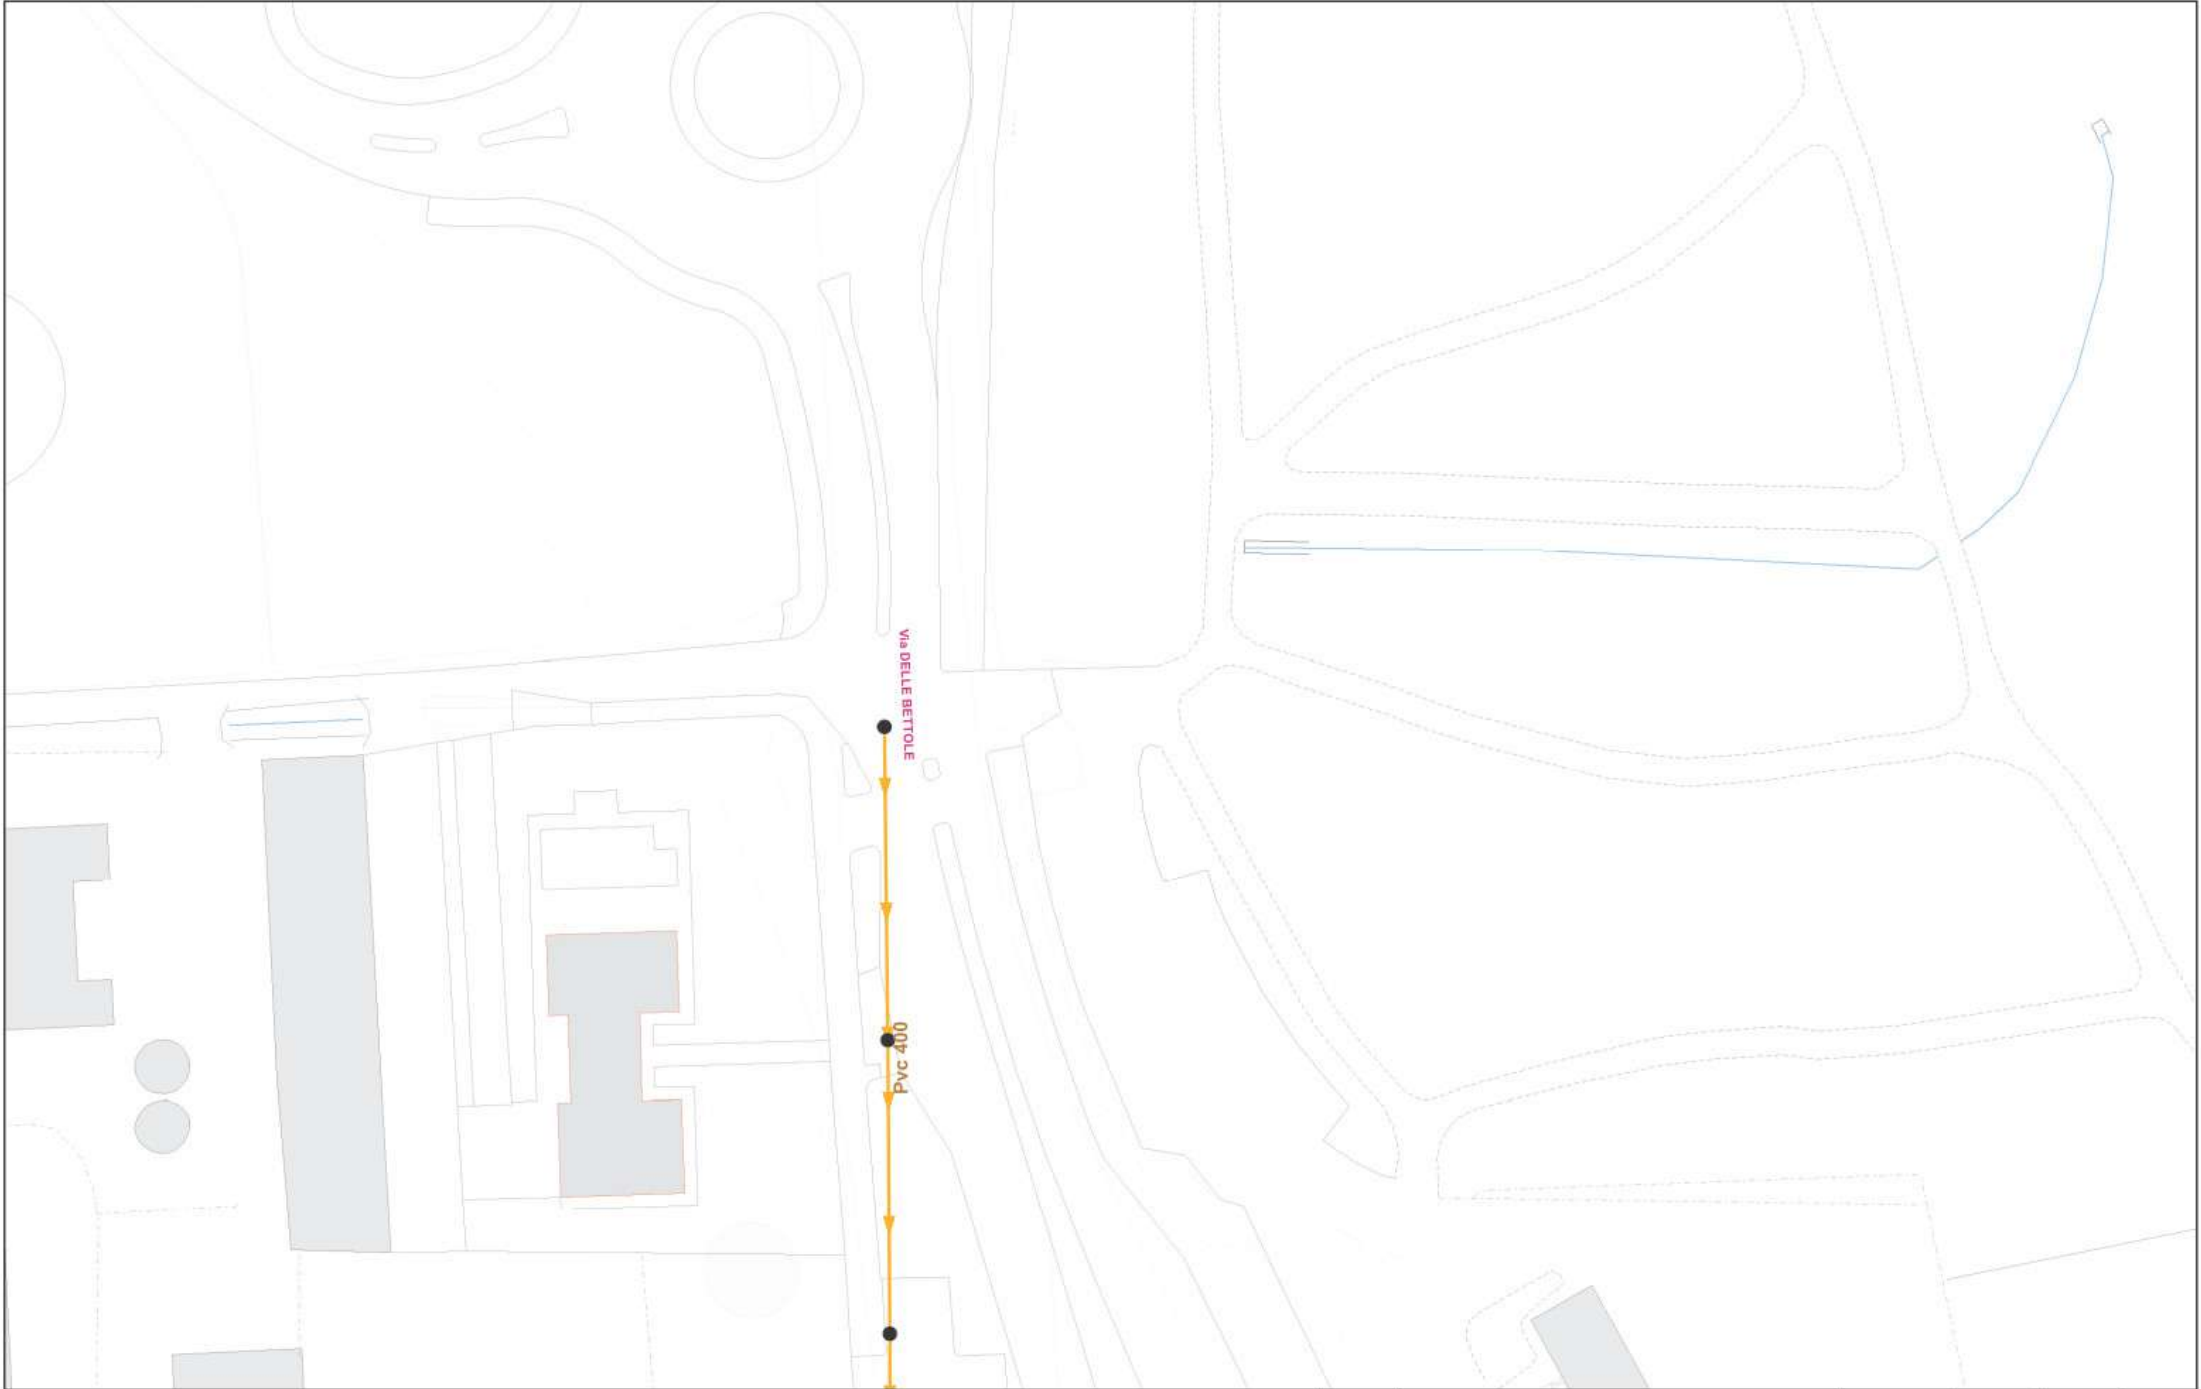


FOG_ESER_Rete		FOG_ESER_Rete_FUNZIONAMENTO		FOG_AreaReteNonInGestione		FOG_DISM_Rete	
CollettoreMista	ReteBianca	In pressione		FOG_AreaReteNonInGestione		CollettoreMista	ReteMista
CollettoreNera	Outlet	di drenaggio				CollettoreNera	ReteNera
ReteMista	AllaccioMista					Outlet	AllaccioMista
	AllaccioNera					ReteBianca	AllaccioNera
	AllaccioBianca						AllaccioBianca
FOG_ESER_Rete_STATO							
Installato/Posato							

00		roberto.scaglieni	De Girolamo	DGF	12/10/2022
Rev.	Oggetto della modifica:	2	Disegnato	Controllato	Visto
 unareti		Rete FOGNARIA			
 Ufficio Cartografia		Scala:1:500	Page 2 of 2		Stampa del: 12/10/2022

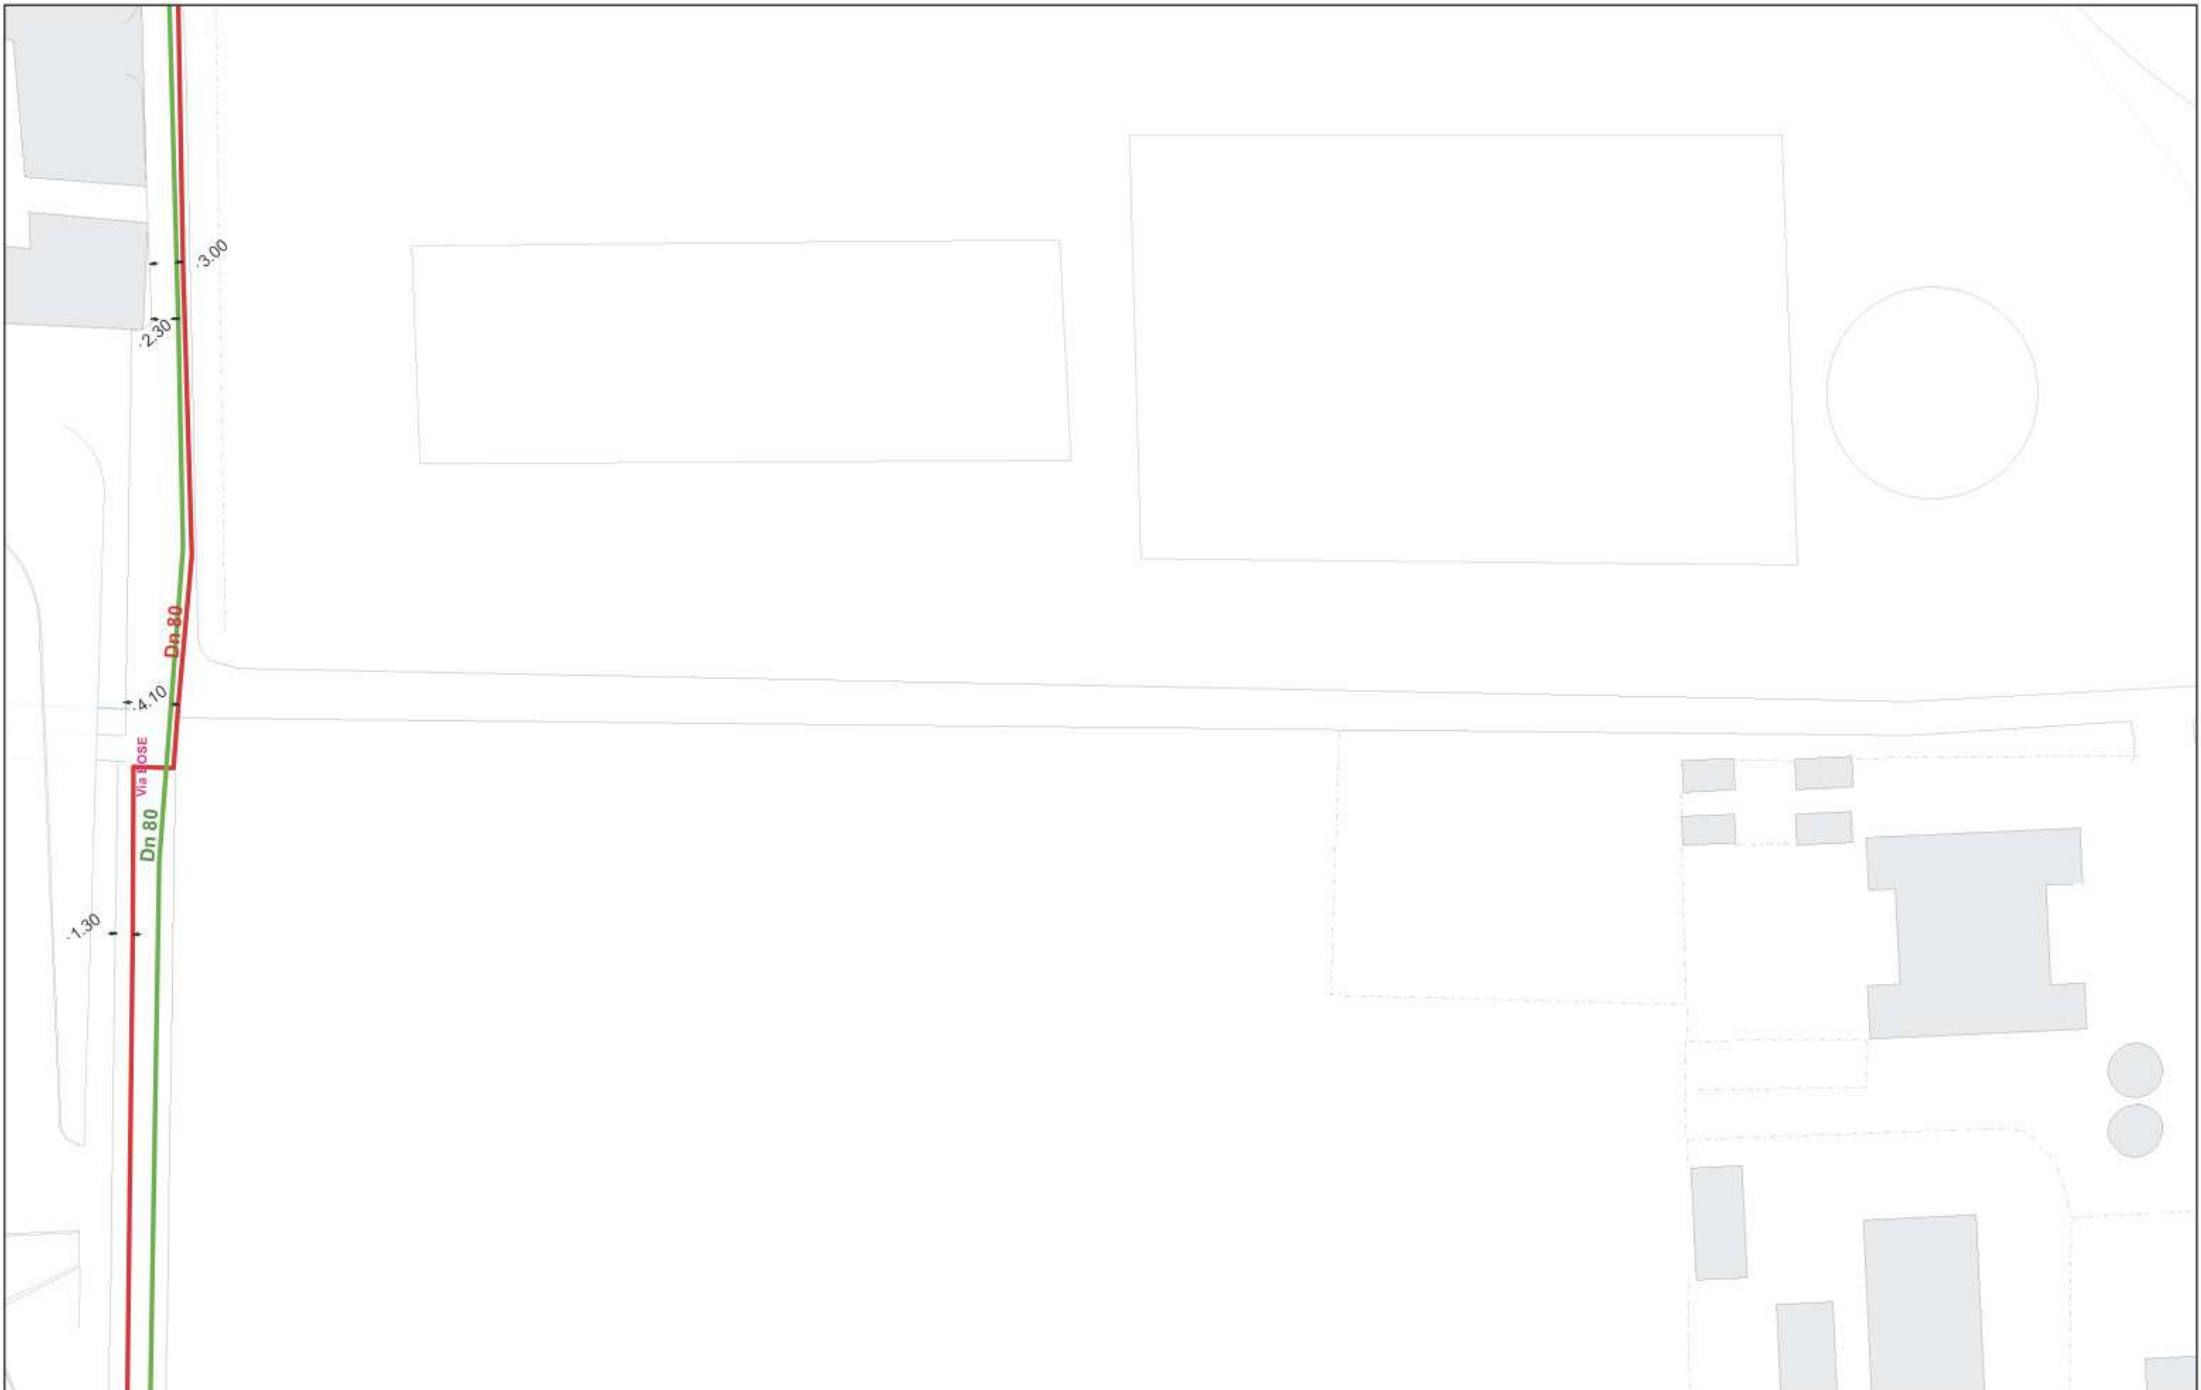


GSD_ESER_Rete		GSD_DISM_Rete		GST_ESER_Rete		GST_DISM_Rete	
	ReteBp		ReteBp		ReteBp		ReteBp
	Presabp		Presabp		Presabp		Presabp
	ReteAp		ReteAp		ReteAp		ReteAp
	ReteMp		ReteMp		ReteMp		ReteMp
	ColonnaMontanteBp		ColonnaMontanteBp		ColonnaMontanteBp		ColonnaMontanteBp
	Presamp		Presamp		Presamp		Presamp

00		roberto.scaglieni	De Girolamo	DGF	12/10/2022
Rev.	Oggetto della modifica:	1	Disegnato	Controllato	Visto
		Rete GAS Distr. & Trasp.			
Ufficio Cartografia		Scala:1:500	Page 1 of 2		Stampa del: 12/10/2022

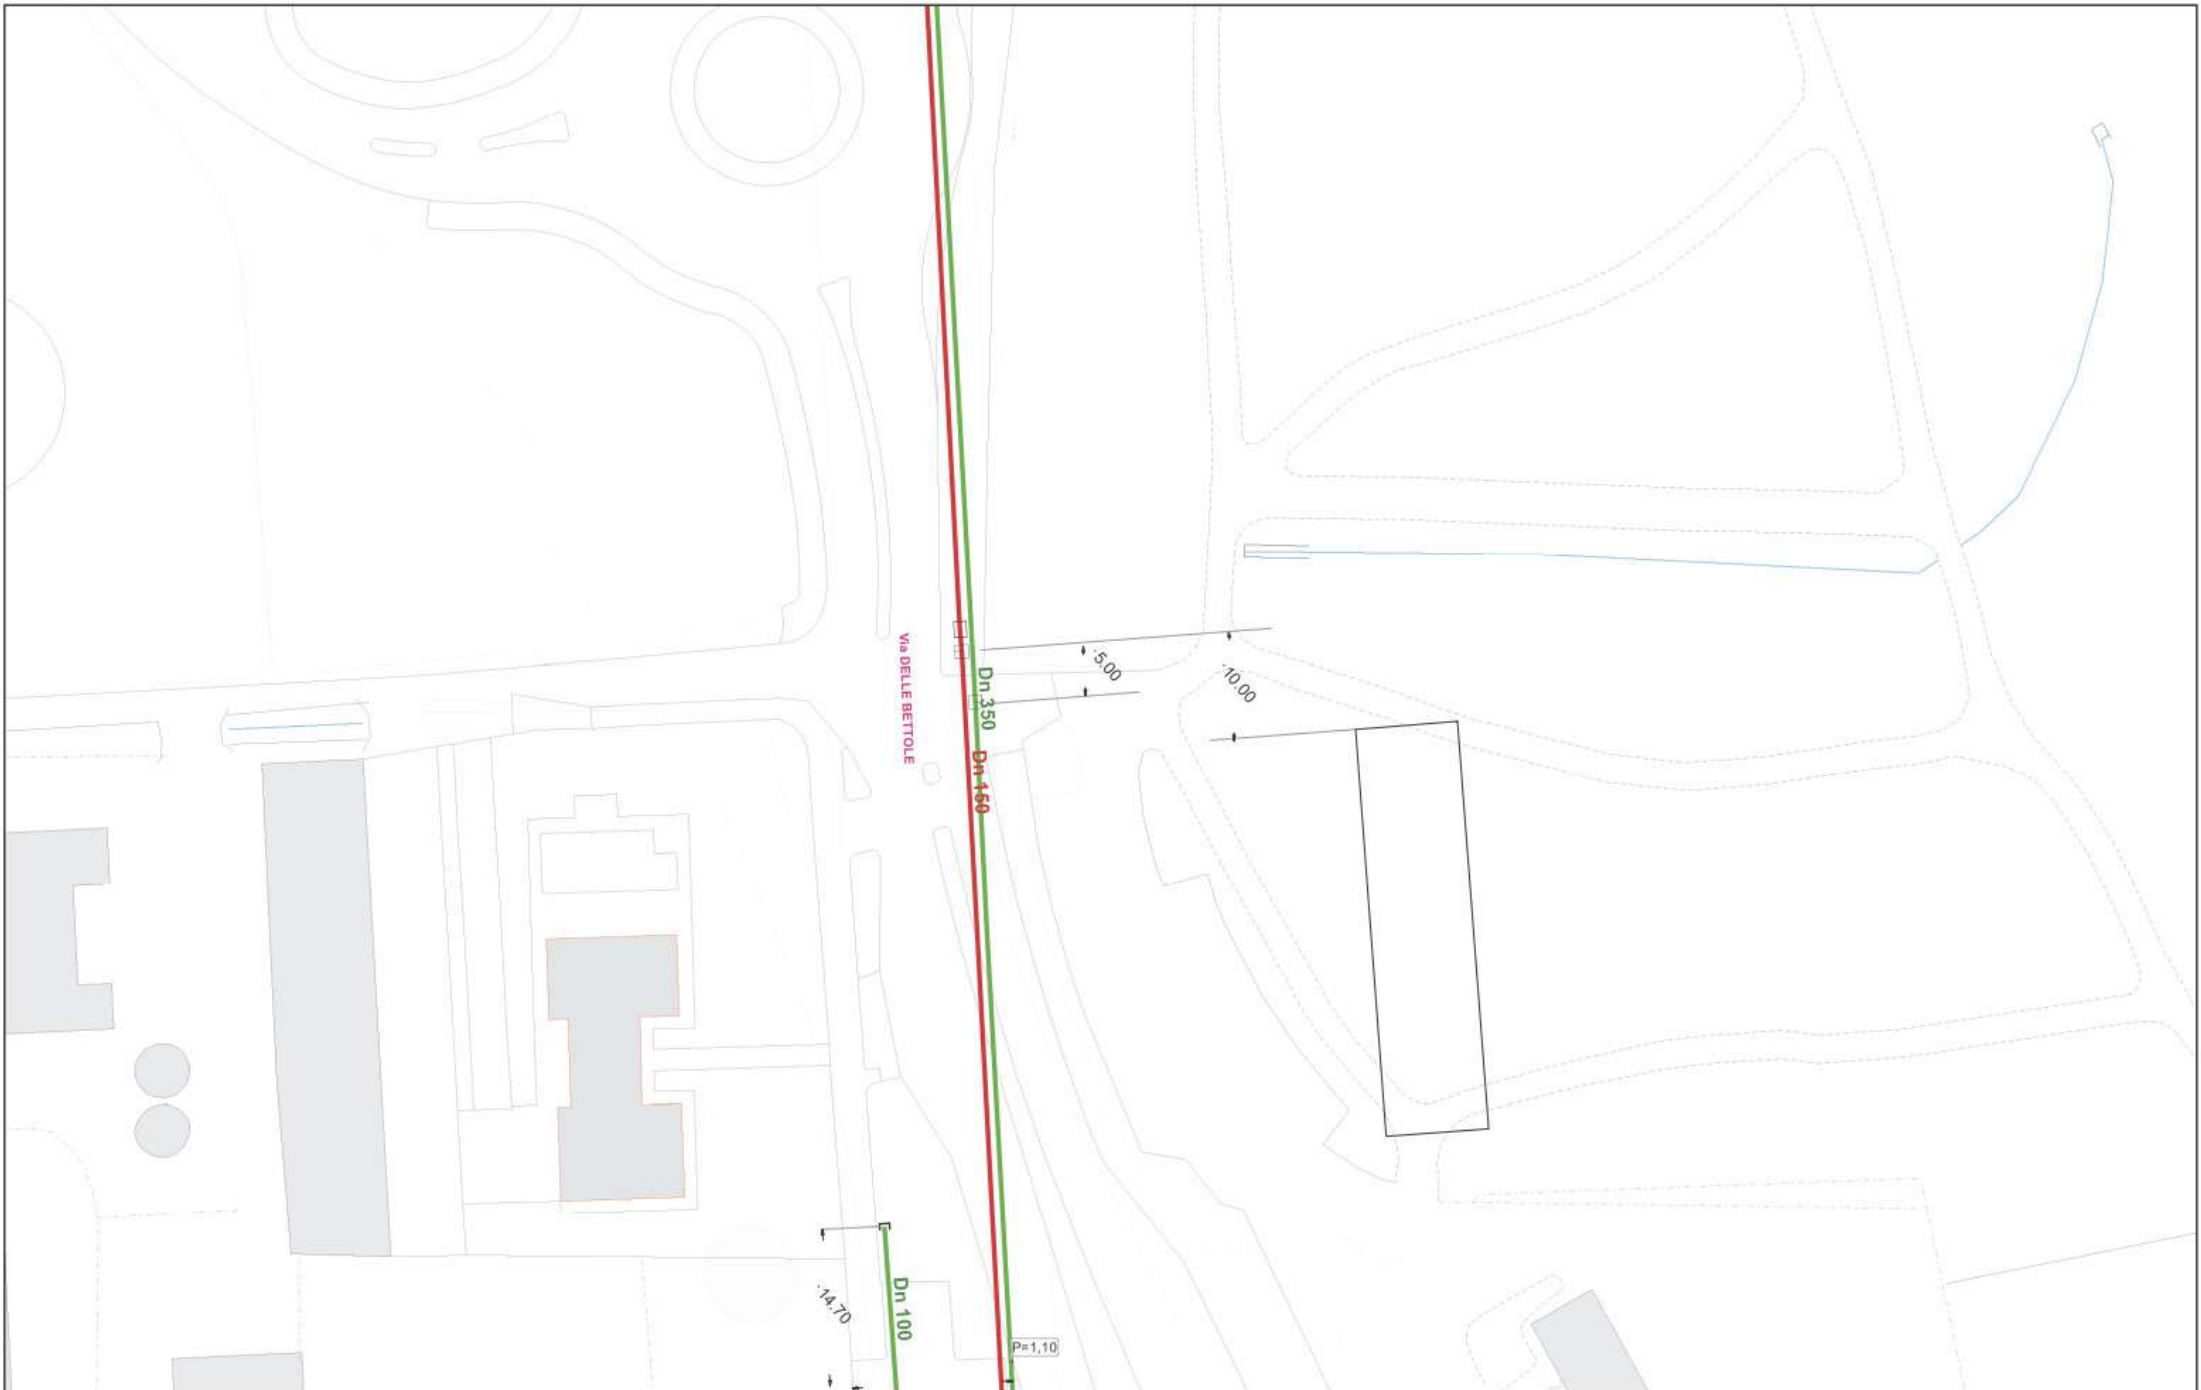

GSD_ESER_Rete		GSD_DISM_Rete		GST_ESER_Rete		GST_DISM_Rete	
	ReteBp		ReteBp		ReteBp		ReteBp
	ReteAp		ReteAp		ReteAp		ReteAp
	ReteMp		ReteMp		ReteMp		ReteMp
	PresMp		PresMp		PresMp		PresMp
	ColonnaMontanteBp		ColonnaMontanteBp		ColonnaMontanteBp		ColonnaMontanteBp

00		roberto.scaglieni	De Girolamo	DGF	12/10/2022
Rev.	Oggetto della modifica:	2	Disegnato	Controllato	Visto
		Rete GAS Distr. & Trasp.			
		Scala:1:500	Page 2 of 2		Stampa del: 12/10/2022

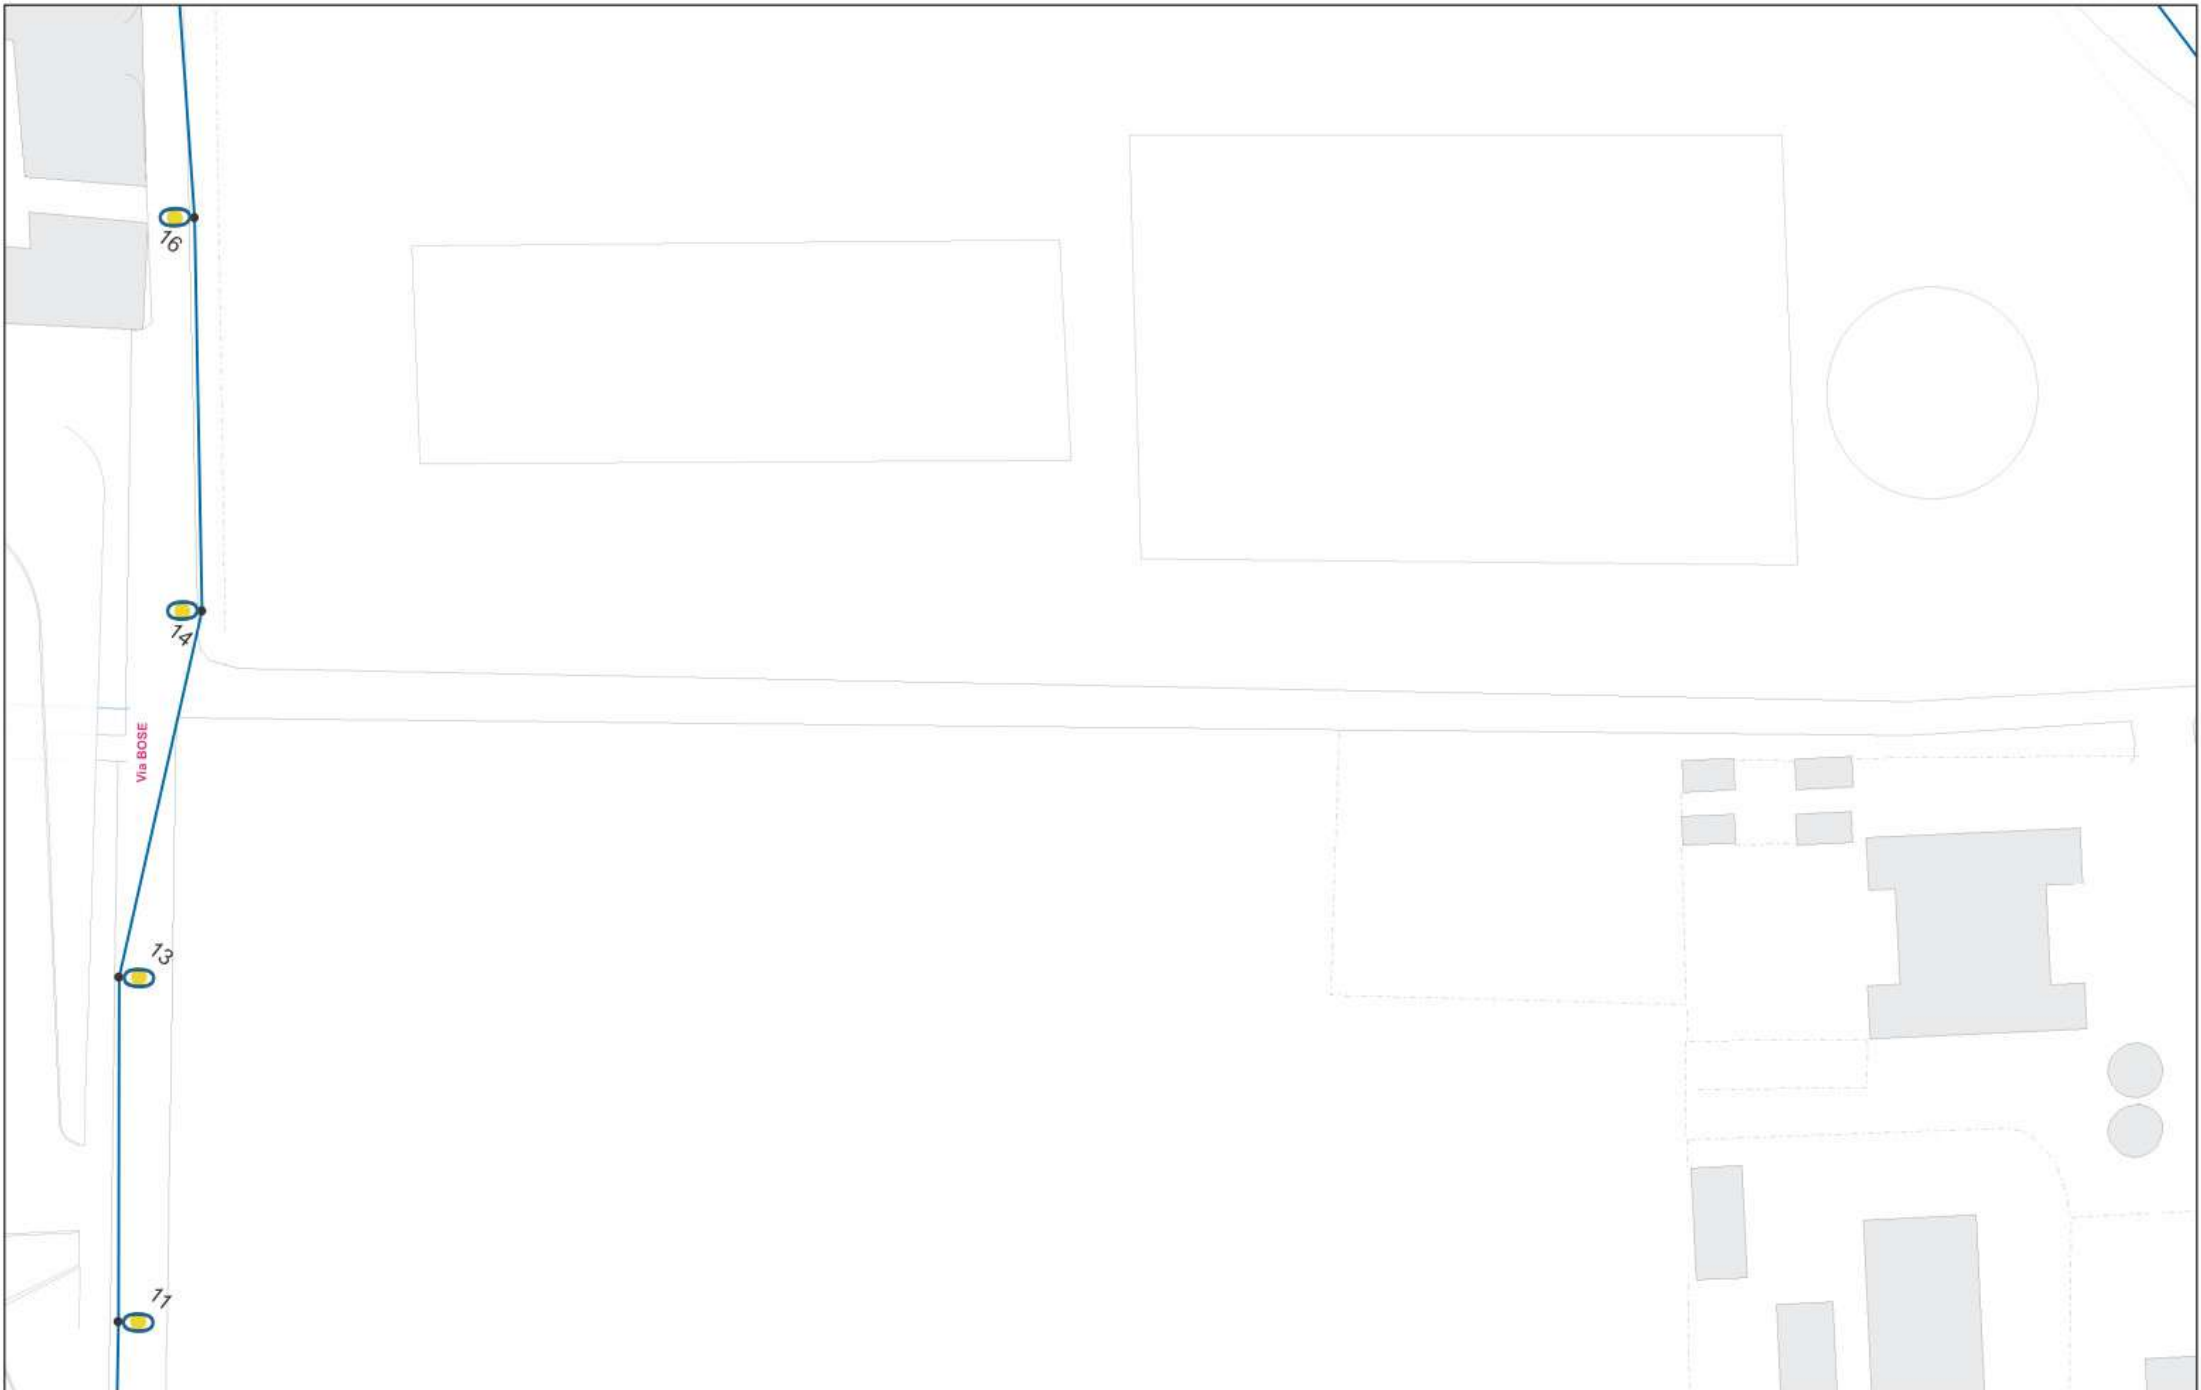

ILP_ESER_Tirante ILP_ESER_Rete_Sottotipo

--- ILP_ESER_Tirante

— IpLineaAerea


— IpLineaGalleria

— IpLineaInterrata

— IpLineaPortici

— IpLineaPrecordato


00		roberto.scaglieni	De Girolamo	DGF	12/10/2022
Rev.	Oggetto della modifica: 1	Disegnato	Controllato	Visto	Data mod.
unareti		Rete ILLUMINAZIONE PUBBLICA			
unareti Ufficio Cartografia		Scala:1:500	Page 1 of 2		Stampa del: 12/10/2022

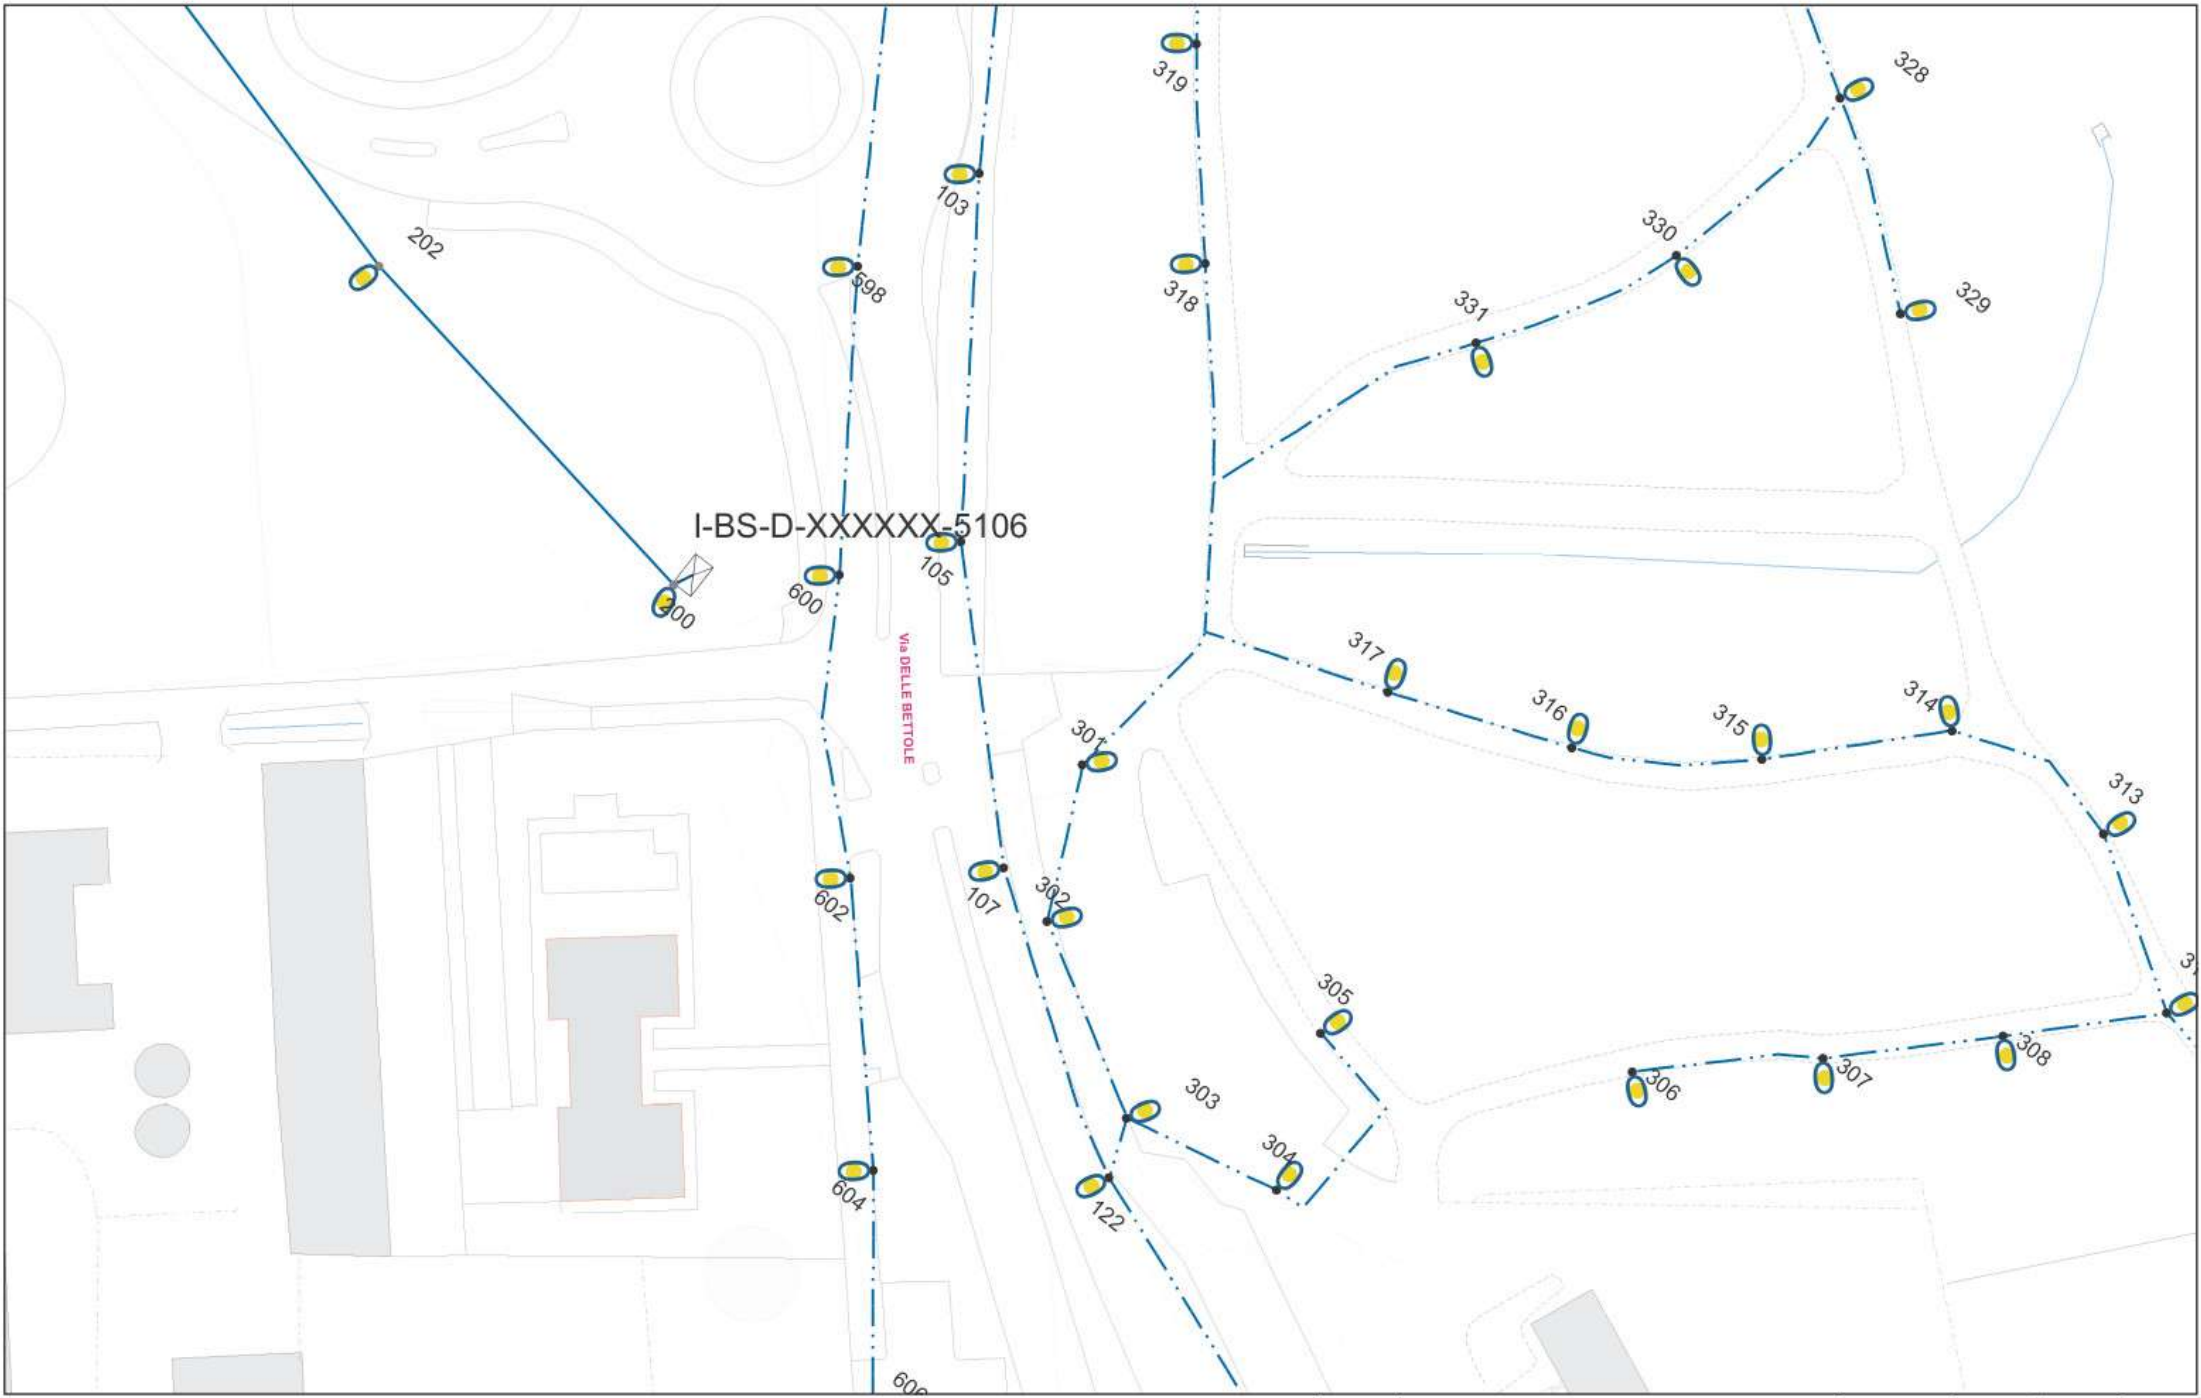

ILP_ESER_Tirante ILP_ESER_Rete_Sottotipo

- ILP_ESER_Tirante
- IpLineaAerea
- IpLineaGalleria
- IpLineaInterrata
- IpLineaPortici
- IpLineaPrecordato

00		roberto.scaglieni	De Girolamo	DGF	12/10/2022
Rev.	Oggetto della modifica:	2	Disegnato	Controllato	Visto
unareti		Rete ILLUMINAZIONE PUBBLICA			
unareti Ufficio Cartografia		Scala:1:500	Page 2 of 2		Stampa del: 12/10/2022

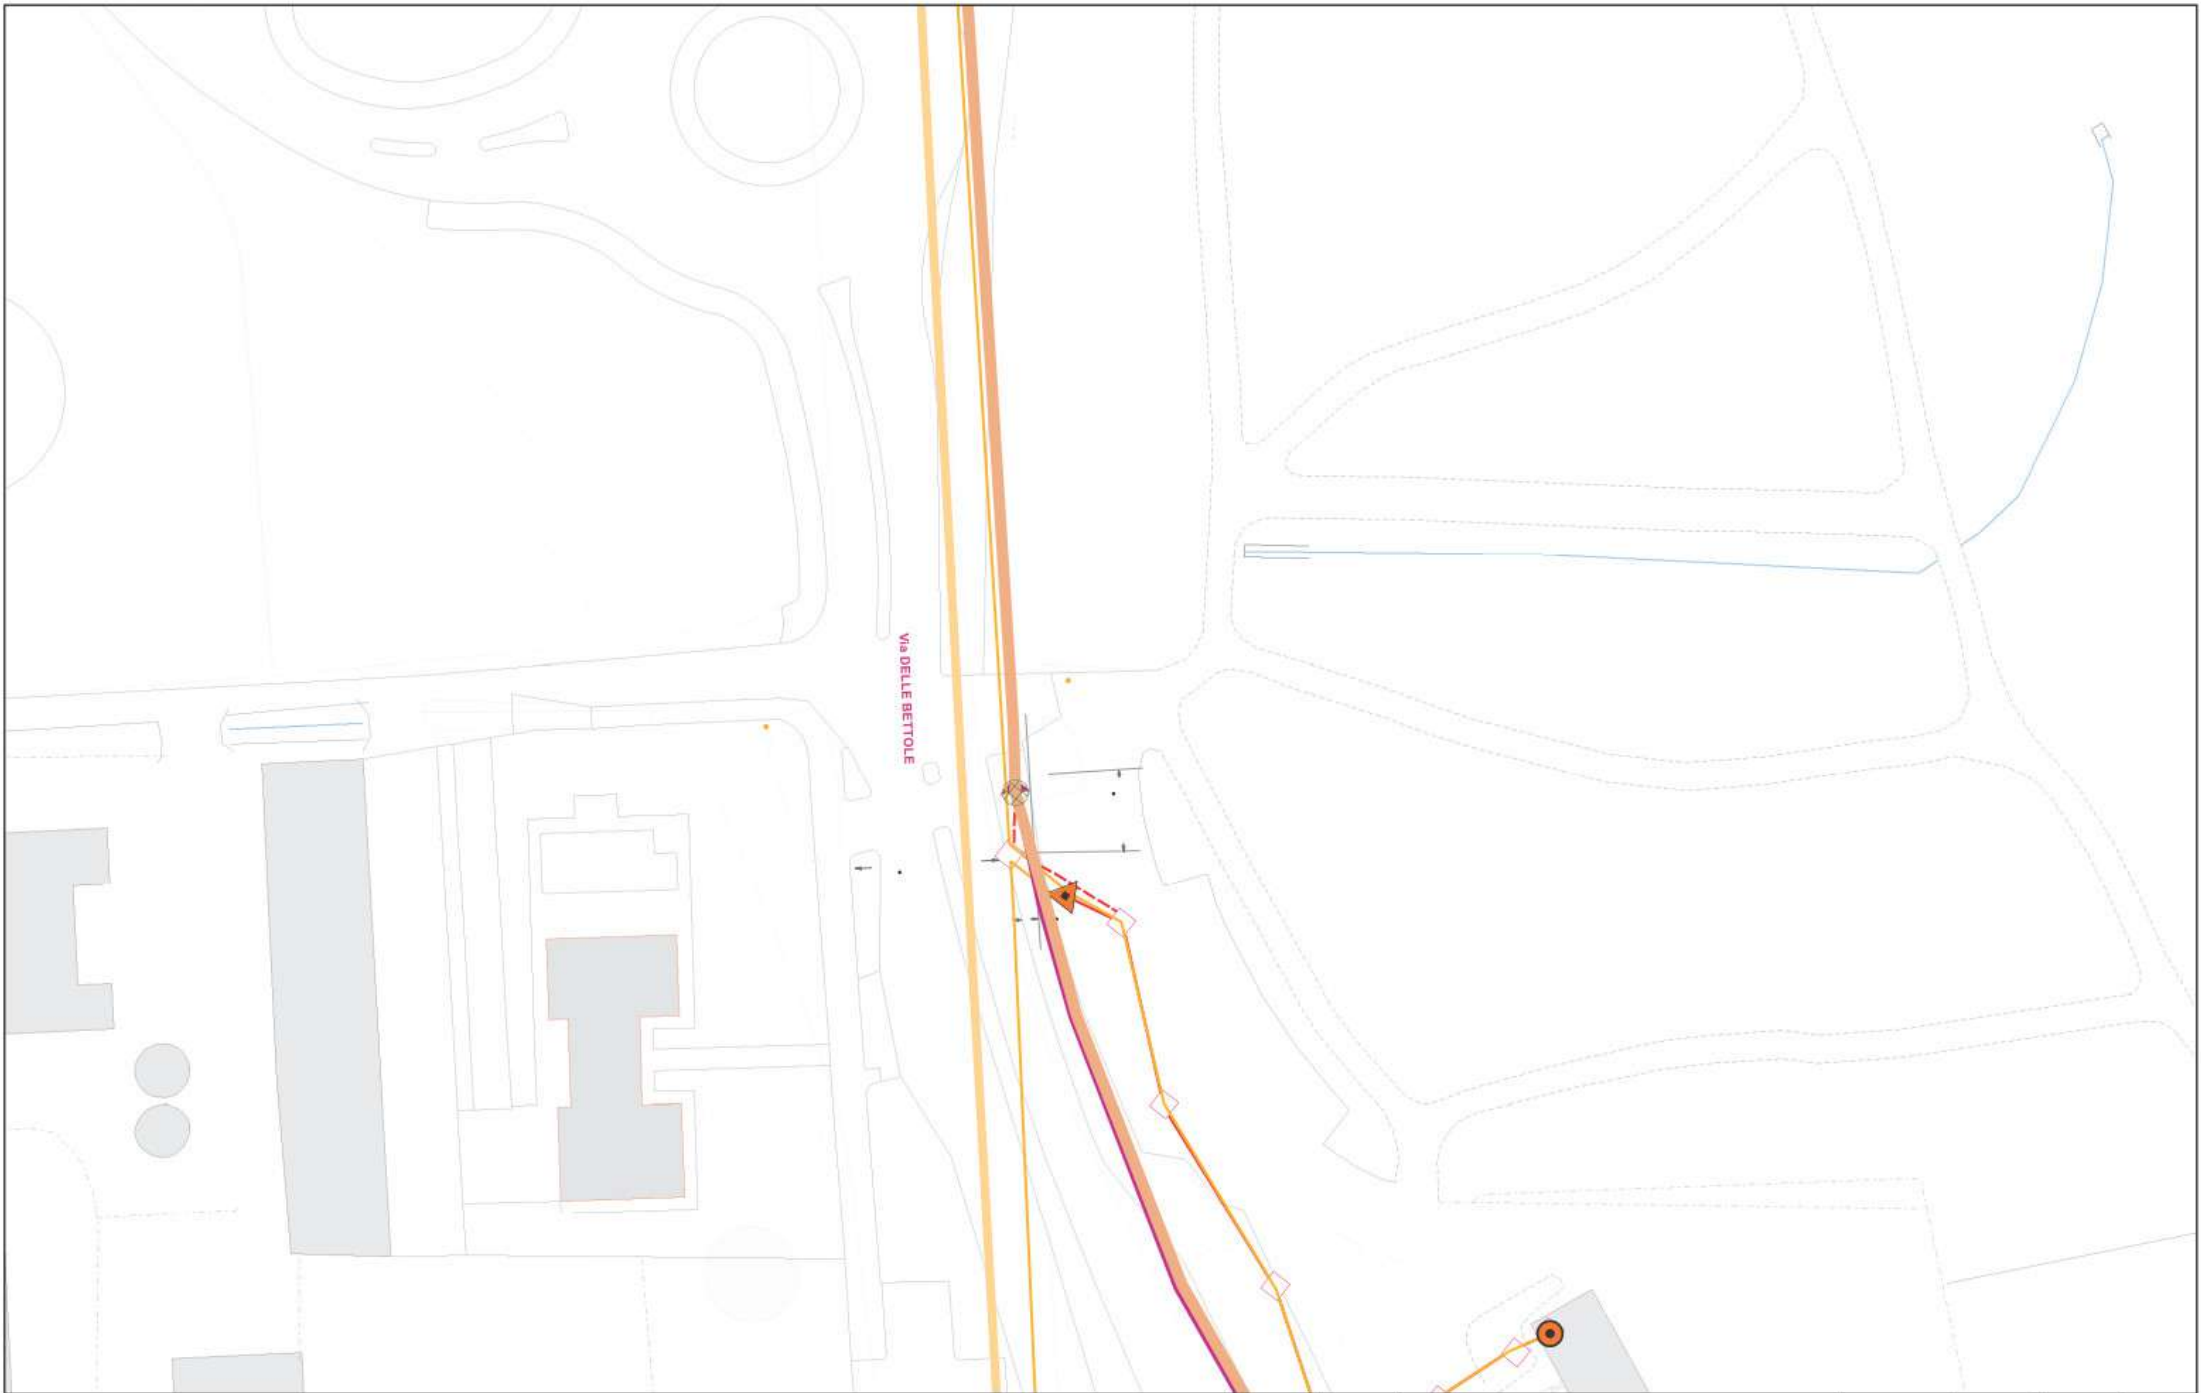

RETE_DT.FIB_ESER_Rete	4	RETE_DT.FIB_RameRete	RETE_DT.FIB_InfrTubo	RETE_DT.FIB_DISM_Rete
<all other values>	48	ReteAerea	Minutubetto	RETE_DT.FIB_DISM_Rete
100	72	ReteInterrata	Monotubo	
144	8		Tritubo	
20	96			
24				

00		roberto.scaglieni	De Girolamo	DGF	12/10/2022
Rev.	Oggetto della modifica:	2	Disegnato	Controllato	Visto
unareti	Rete TELECOMUNICAZIONI				
unareti Ufficio Cartografia	Scala:1:500	Page 2 of 2	Stampa del: 12/10/2022		