


PIANTA PIANO INTERRATO LIVELLO -1

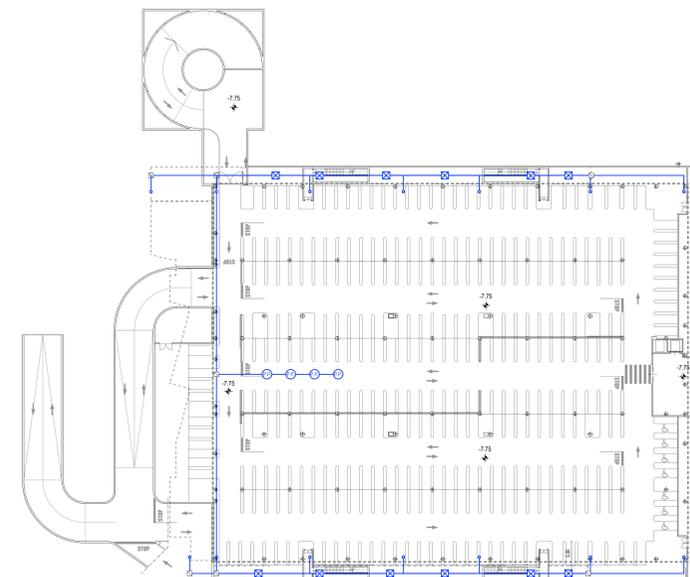

PIANTA PIANO INTERRATO LIVELLO -2

COMUNE DI BRESCIA TRIUMPLINA 43
PROGETTO DI TRASFORMAZIONE area ex IDRA - Violino
Unità di intervento D.1a

Progettista
ARCHI²
 architettura
 Sede operativa:
 Via Massimo d'Azeglio, 23
 25122 Brescia
 T. +39 030 301610
 F. +39 030 302210
 info@archi2.it
 archi2oper@pec.it

Committente
Triumplina 43 S.P.A.
 Via Micceni Ruffi n°10
 47121 Roggio Emilia

Proprietà
Triumplina 43 S.P.A.
 Via Micceni Ruffi n°10
 47121 Roggio Emilia

Titolo
OPERE PUBBLICHE E DI INTERESSE PUBBLICO E SOTTOSERVIZI
Piano interrato livello -1 e -2
Smaltimento acque meteoriche e reflue

Documento
 Serie P.C.
 Tavola

Data Marzo 2014
Scala 1:500
Disegnato da arch. Paola Scalvini
Coordinato da arch. Paola Massari
Approvato da arch. Giorgio Goffi
Revisione
 Nome file 102_PTA_7603_OP_R3_P1
 Acque meteoriche e reflue

ARCHITRADE
 architettura
Centri Commerciali & Servizi
 Viale Bianca Maria, 26
 20122 Milano
 T. +39 02 59601421
 F. +39 02 8726921
 architrade@architrade.com

Legenda

- Confine di proprietà AREA IDRA - Violino D.1a - LOTTO D.1a - 4.33x19 mq.
- Rete logorata mista esistente
- Rete logorata nera esistente
- Rete logorata nera di progetto
- Rete logorata bianca di progetto
- Siloni Fianco
- Pozzetti di riposizione
- Pozzi Perimetri
- Cadute
- Puntali di scatto acque piovane

PTA.603